


Pianta Piano Interrato - scala 1:100

LEGENDA ANTINCENDIO	
	Centrale rivelazione incendi
	Rivelatore fumi
	Rivelatore fumi in controsoffitto
	Porte tagliafuoco dotate di sistema di autochiusura
	Segnale ottico - acustico di allarme incendio
	Pulsante di Allarme Incendio
	Estintore tipo 34A-14B-C minimo
	Idrante in cassetta a muro UNI 45
	Attacco autopompa singolo

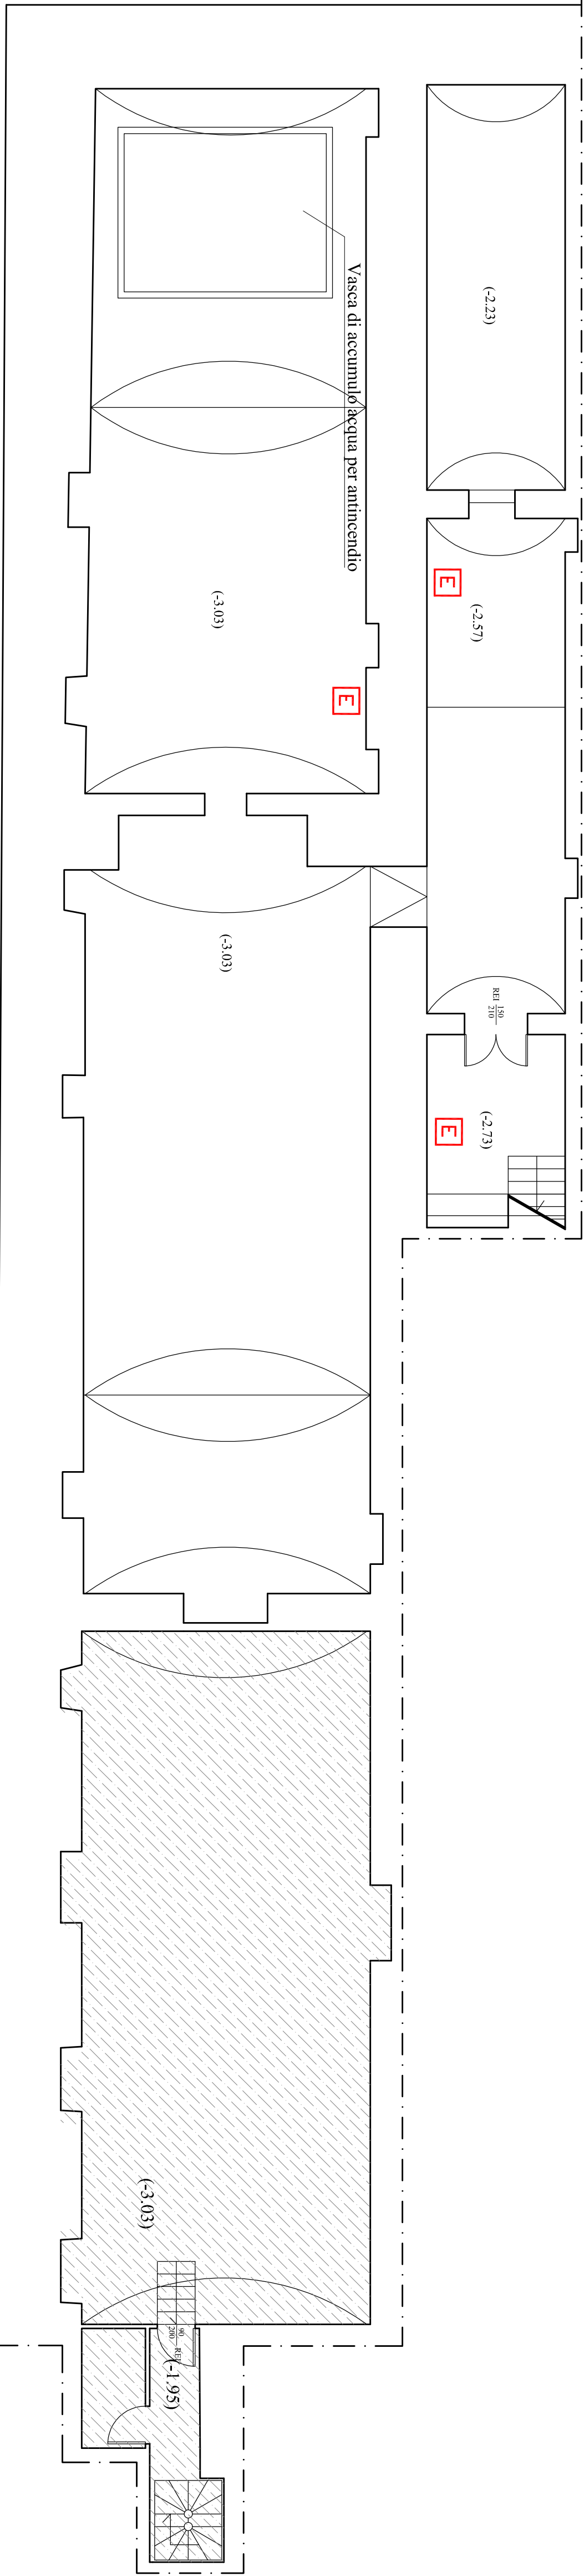

<div><div><div><div><div><div></div><div>COMUNE DI NAPOLI</div></div></div><div><div><div></div><div>DIREZIONE CENTRALE PATRIMONIO</div></div><div><div></div><div>Servizio P.R.M. (Progettazione Realizzazione Manutenzione) Patrimonio Comunale</div></div></div></div></div></div>	
TITOLO PROGETTO "Recupero Centro Prima Accoglienza ex Dominio Pubblico - Via De Blasis" - codice progetto NA4.1.1 e (rifunionalizzazione del dominio al II piano) codice progetto NA4.2.1 a (piano terra lavanderia) - Asse 4 "Infrastrutture per l'inclusione sociale" - Programma Operativo Nazionale "Città Metropolitane 2014 - 2020" (PON METRO).	
PROGETTO ESECUTIVO	
TITOLO ELABORATO: Impianto di rilevazione e presidi antincendio Pianta Piano Interrato	
CODICE ELABORATO: EG RIAI	DATA: Aprile 2018
SCALA: 1:100	

I PROGETTISTI: Arch. Fabio Ferriero	IL R.U.P.: Arch. Guglielmo Pescatore
Arch. Roberto Viscegliosi	IL DIRIGENTE: Ing. Francesco Cuccarì
Ing. Giuseppe Di Nuzzo	
Ing. Giovanni Toscano	

