



PIANTA PRIMO LIVELLO - RETI DI CARICO

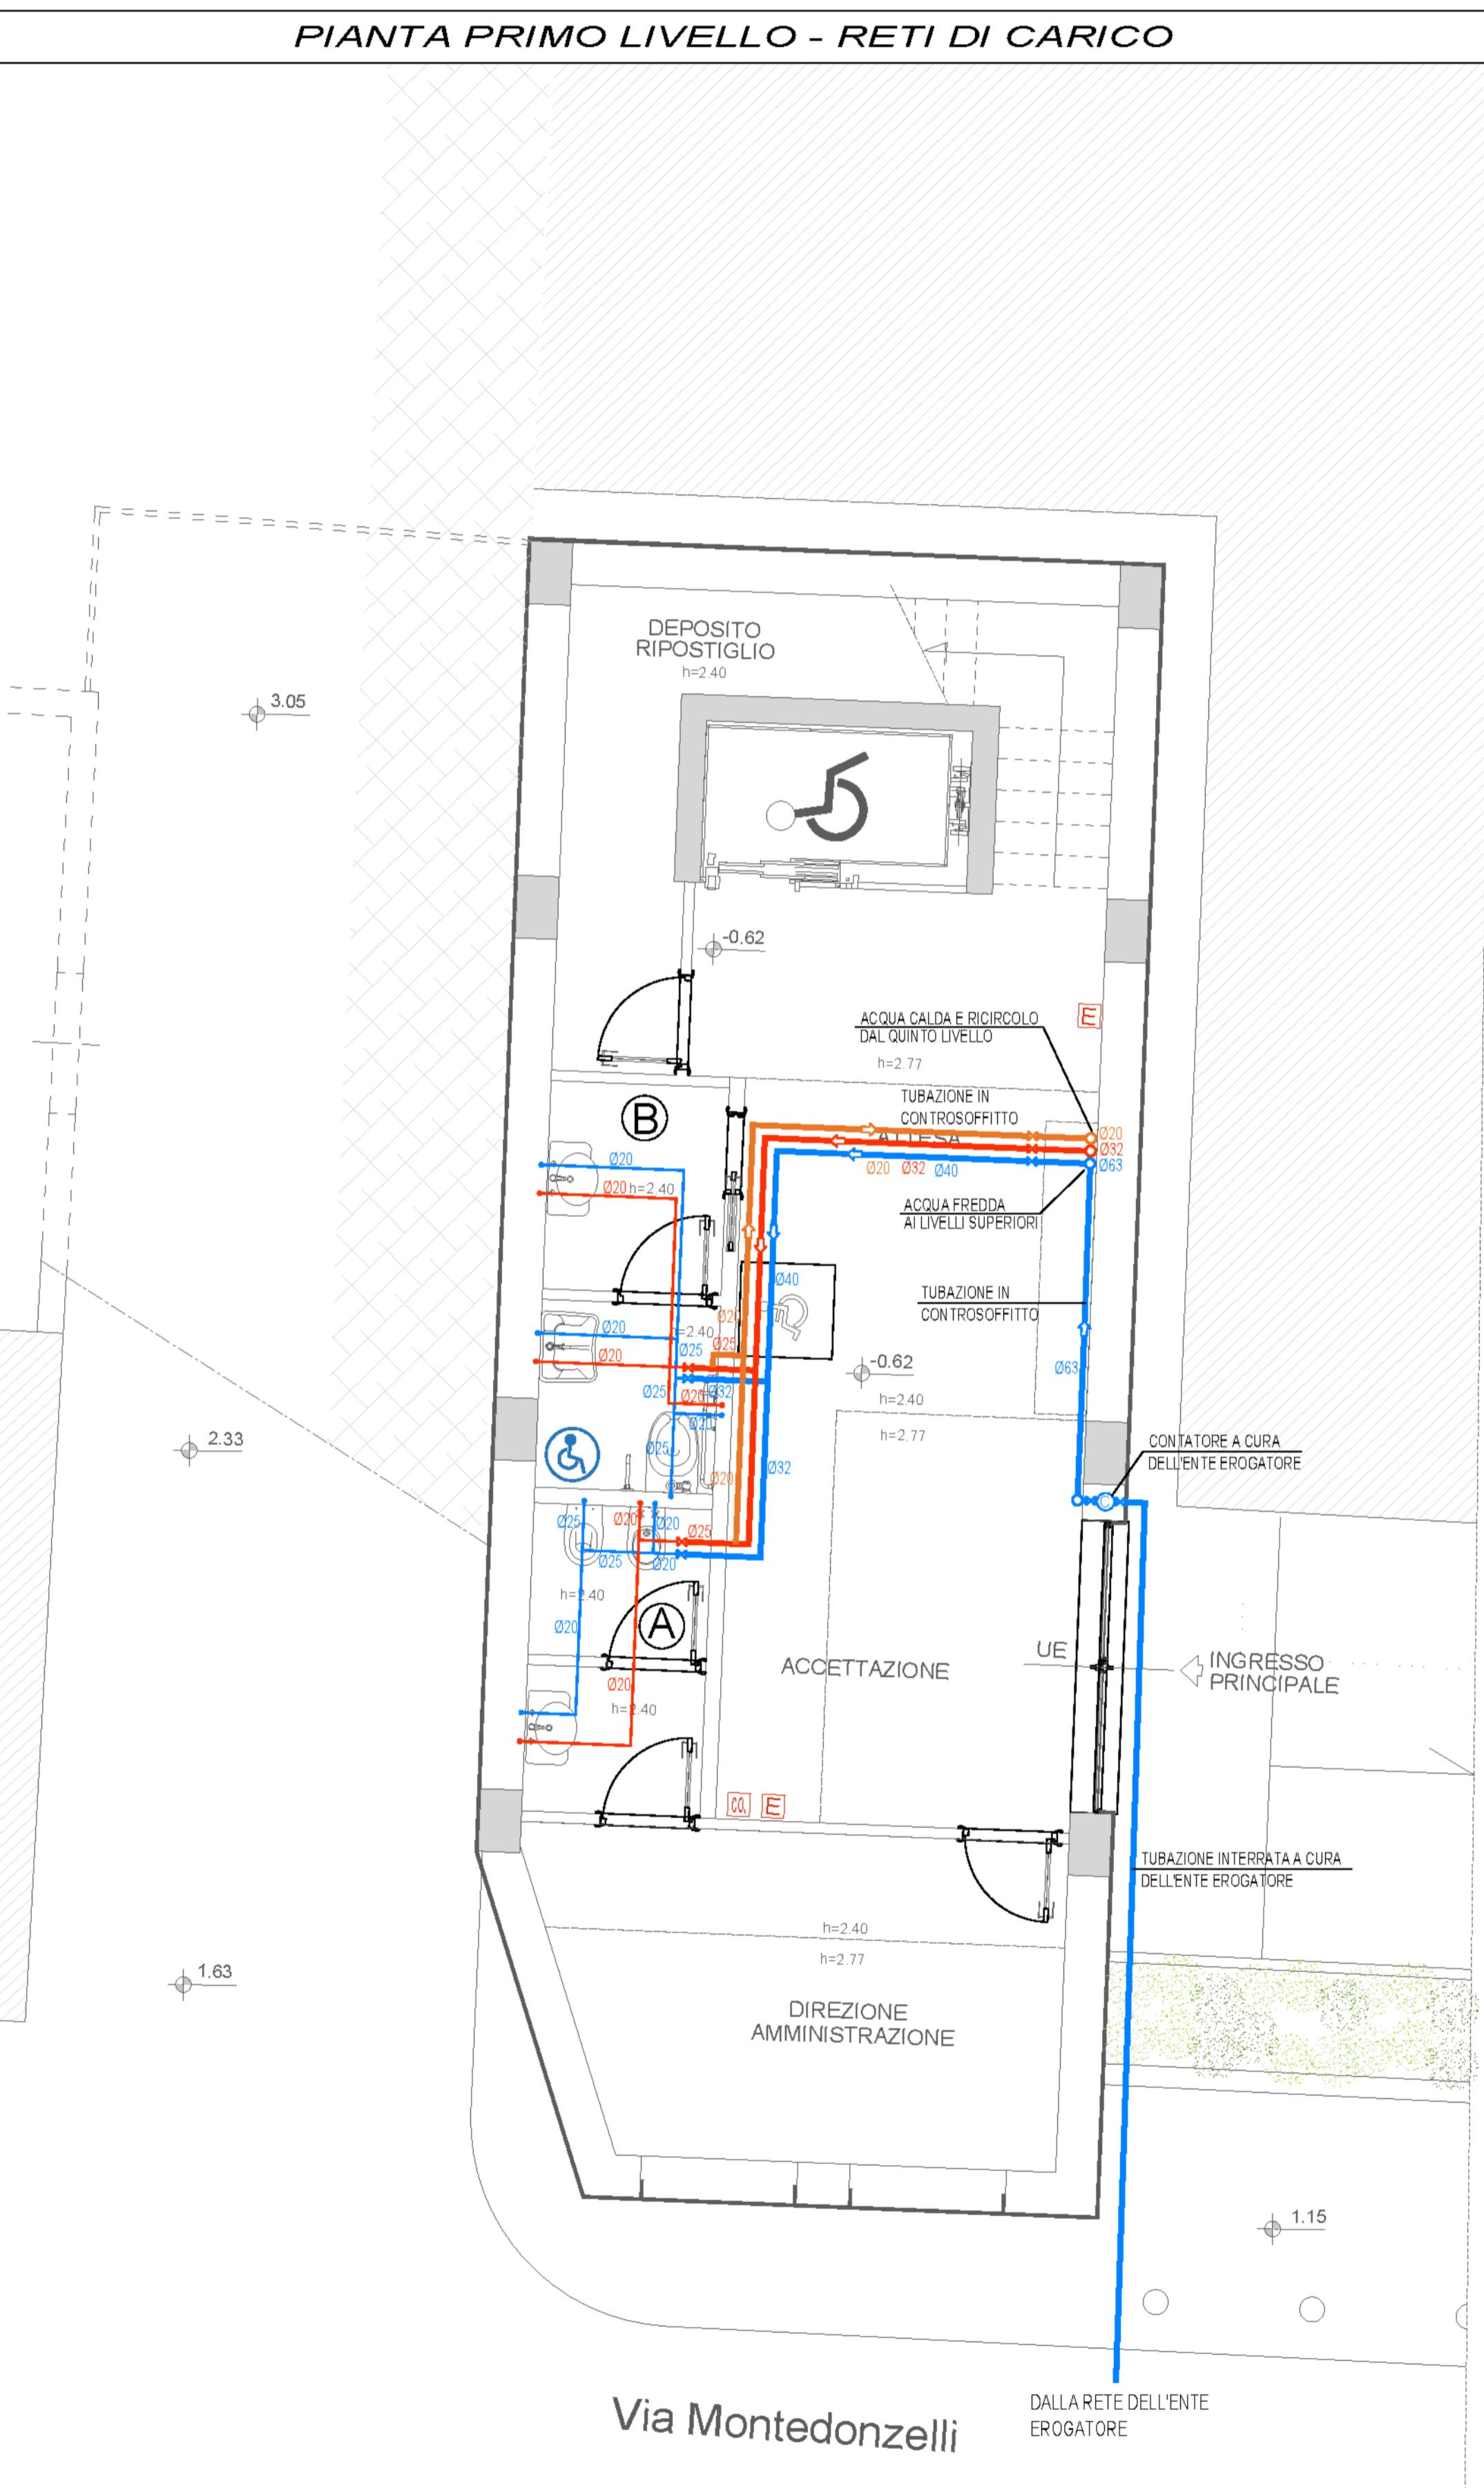

PIANTA PRIMO LIVELLO - RETI DI SCARICO

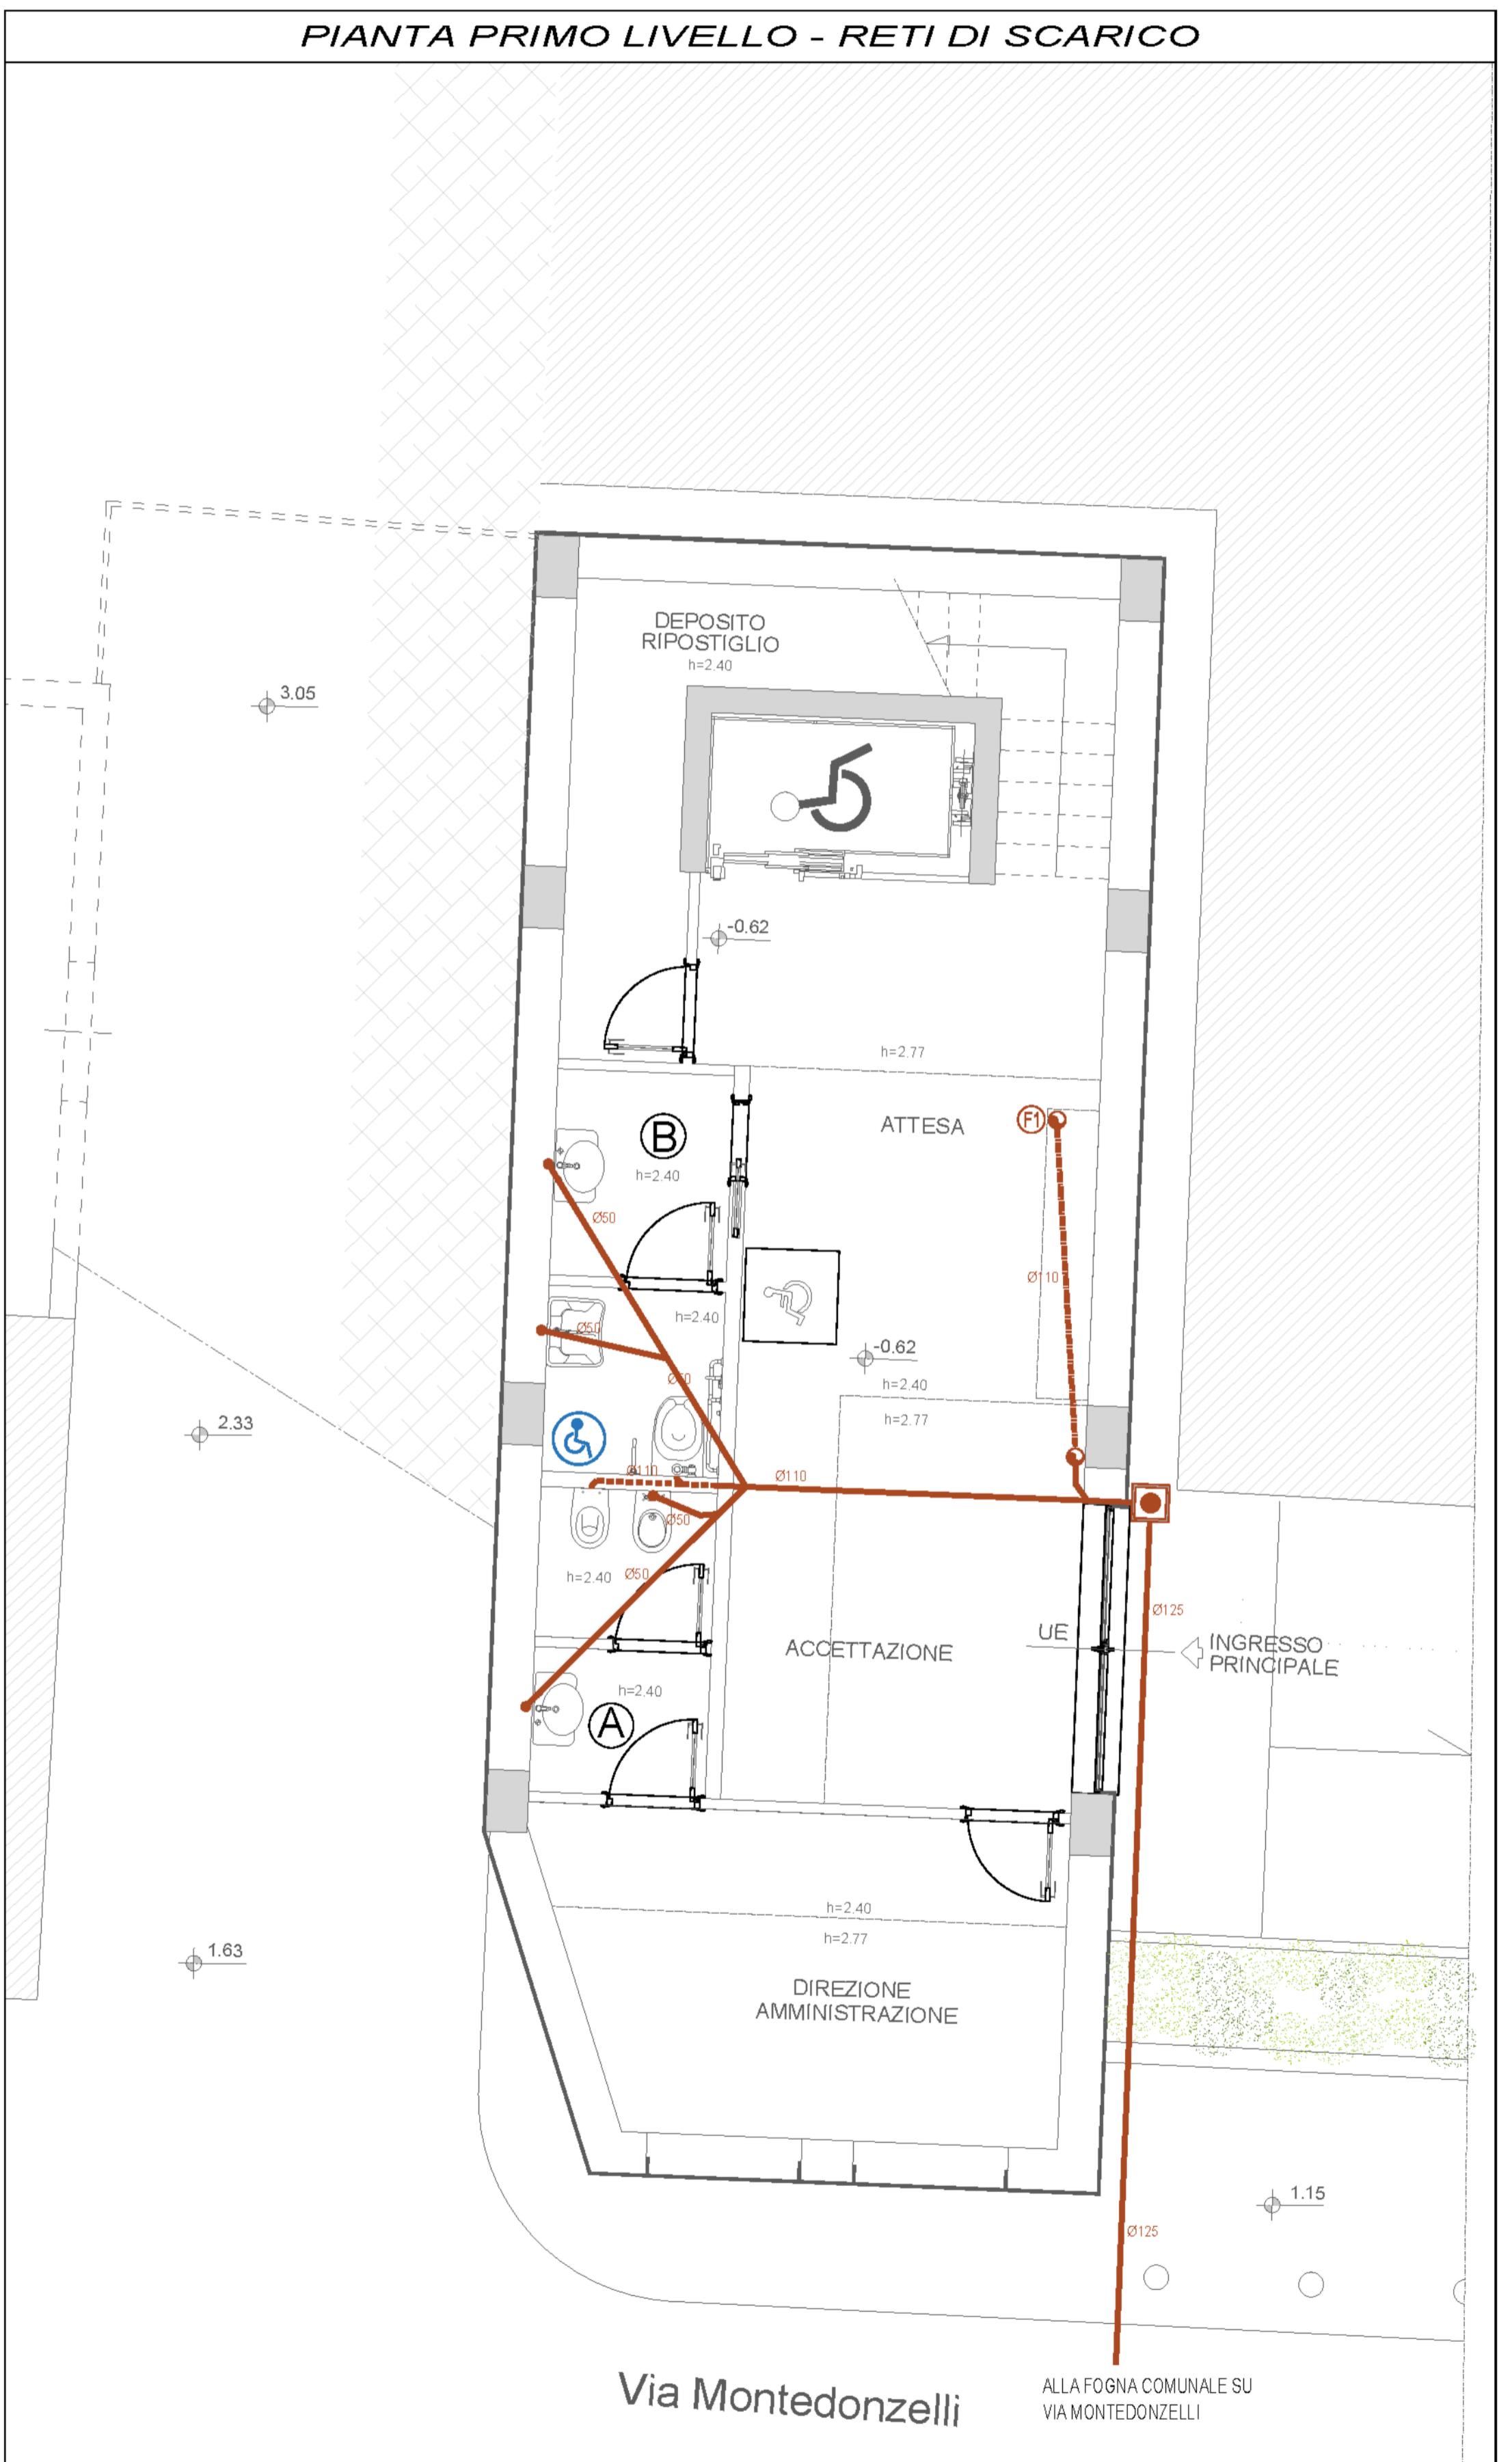

RETI DI CARICO

LEGENDA

	TUBAZIONE IN POLIPROPILENE - ACQUA FREDDA
	MONTANTE IN POLIPROPILENE - ACQUA FREDDA
	VERSO DEL FLUSSO - ACQUA FREDDA
Ø25	DIAMETRO TUBAZIONE - ACQUA FREDDA
	VALVOLA DI INTERCETTAZIONE - ACQUA FREDDA
•	ALLACCIO AI SANITARI - ACQUA FREDDA
	TUBAZIONE IN POLIPROPILENE - ACQUA CALDA
	MONTANTE IN POLIPROPILENE - ACQUA CALDA
	VERSO DEL FLUSSO - ACQUA CALDA
Ø25	DIAMETRO TUBAZIONE - ACQUA CALDA
	VALVOLA DI INTERCETTAZIONE - ACQUA CALDA
•	ALLACCIO AI SANITARI - ACQUA CALDA
	TUBAZIONE IN POLIPROPILENE - RICIRCOLO CALDA
	MONTANTE IN POLIPROPILENE - RICIRCOLO CALDA
	VERSO DEL FLUSSO - RICIRCOLO CALDA
Ø25	DIAMETRO TUBAZIONE - RICIRCOLO CALDA
	VALVOLA DI INTERCETTAZIONE - RICIRCOLO CALDA

RETE SCARICO ACQUE NERE

LEGENDA

	COLONNA FECALE Ø110
	COLONNA DI VENTILAZIONE Ø 50
	IDENTIFICAZIONE COLONNA FECALE E DI VENTILAZIONE
	TUBAZIONE DI SCARICO A PAVIMENTO
	TUBAZIONE DI SCARICO A PARETE
	TUBAZIONE DI SCARICO IN CONTROSOFFITTO
Ø110	DIAMETRO TUBAZIONE DI SCARICO
	POZZETTO SIFONATO

RETE SCARICO ACQUE METEORICHE

LEGENDA

	COLONA PLUVIALE Ø110
	IDENTIFICAZIONE COLONA PLUVIALE
	TUBAZIONE DI SCARICO INTERRATA
Ø125	DIAMETRO TUBAZIONE DI SCARICO
	POZZETTO SIFONATO
	POZZETTO DI CONFLUENZA

(B) DENOMINAZIONE GRUPPO BAGNI

ANTINCENDIO

LEGENDA

	ESTINTORE A POLVERE
	ESTINTORE AD ANIDRIDE CARBONICA

COMUNE DI NAPOLI

ATTREZZATURA AD USO PUBBLICO

Art. 56 N.T.A. del P.R.G. di Napoli - D.G.C. n° 1882/2006 - e smi
PORZIONE DI IMMOBILE VIA MONTEDONZELLI 46/48 - NAPOLI
Approvazione Fattibilità FASE I - D.G.C. n° 483 del 29.12.2020

PROGETTO ESECUTIVO

PROPRIETA' E PROPONENTE: CONCRETA SVILUPPO S.R.L.

ELABORATO: IS - IMPIANTI IDRICO SANITARI - ANTINCENDIO
PRIMO LIVELLO
RETI DI CARICO E SCARICO

ELABORATO:	NAPOLI	ELABORATO:	VISTO	APPROVATO
ES.IS.G.01			Ottobre 2023	Ottobre 2023
	DATA			
	SIGLA			
	FILE:			
	MODIFICHE			
	1			
	2			
	3			

PROGETTAZIONE:		DOTT. ING. MARIA ROSARIA SALZANO DI LUNA
		ING. NICOLA SALZANO DI LUNA
		ARCH. MARIA ROSARIA SALZANO DI LUNA
		PROGETTO ANTINCENDIO PROFESSIONALE
		COL. N. 6821

A TERMINE DI LEGGE CI RISERVANO LA PROPRIETÀ DI QUESTO ELABORATO CON DIVIETO DI RIPRODURLO RENDENDOLO NOTO A TERZI ANCORA PER IL PRESENTE SENZA NOSTRA AUTORIZZAZIONE.


SCALA:
1:50

FORMATO:
A1


ARCHIVIO:
06/17 - 470

2911

PIANTA SECONDO LIVELLO - RETI DI CARICO

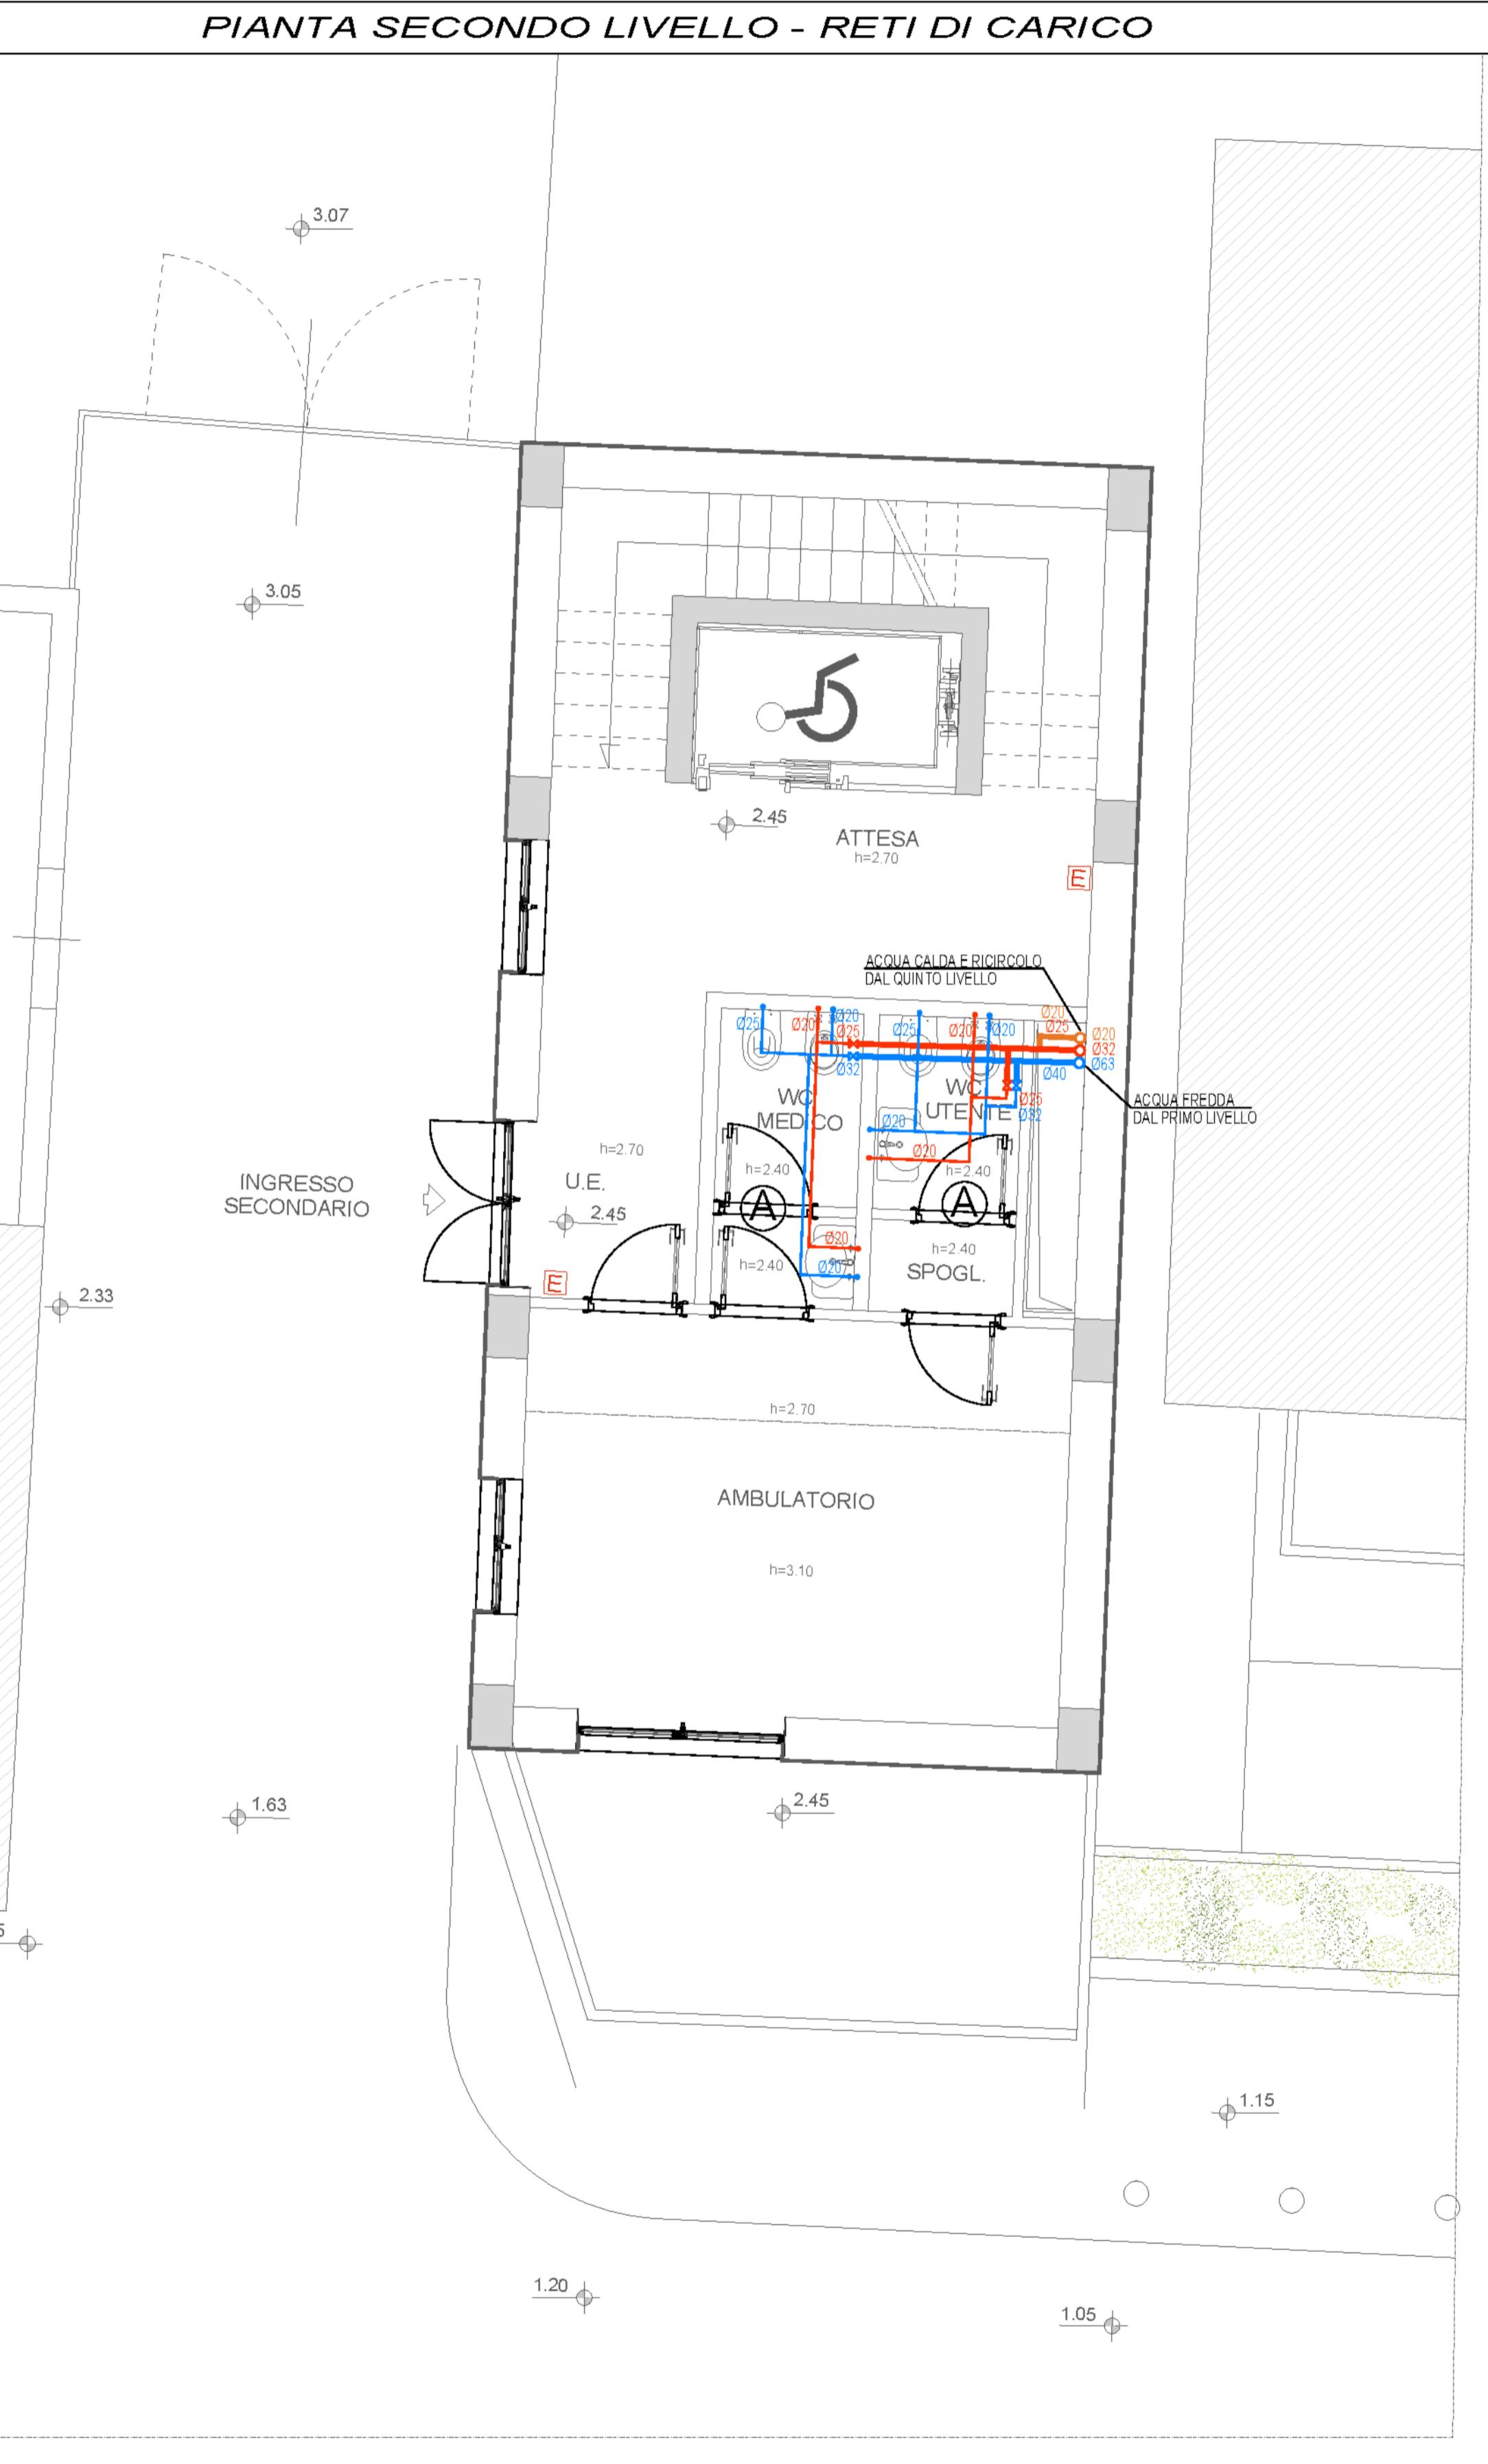

PIANTA SECONDO LIVELLO - RETI DI SCARICO

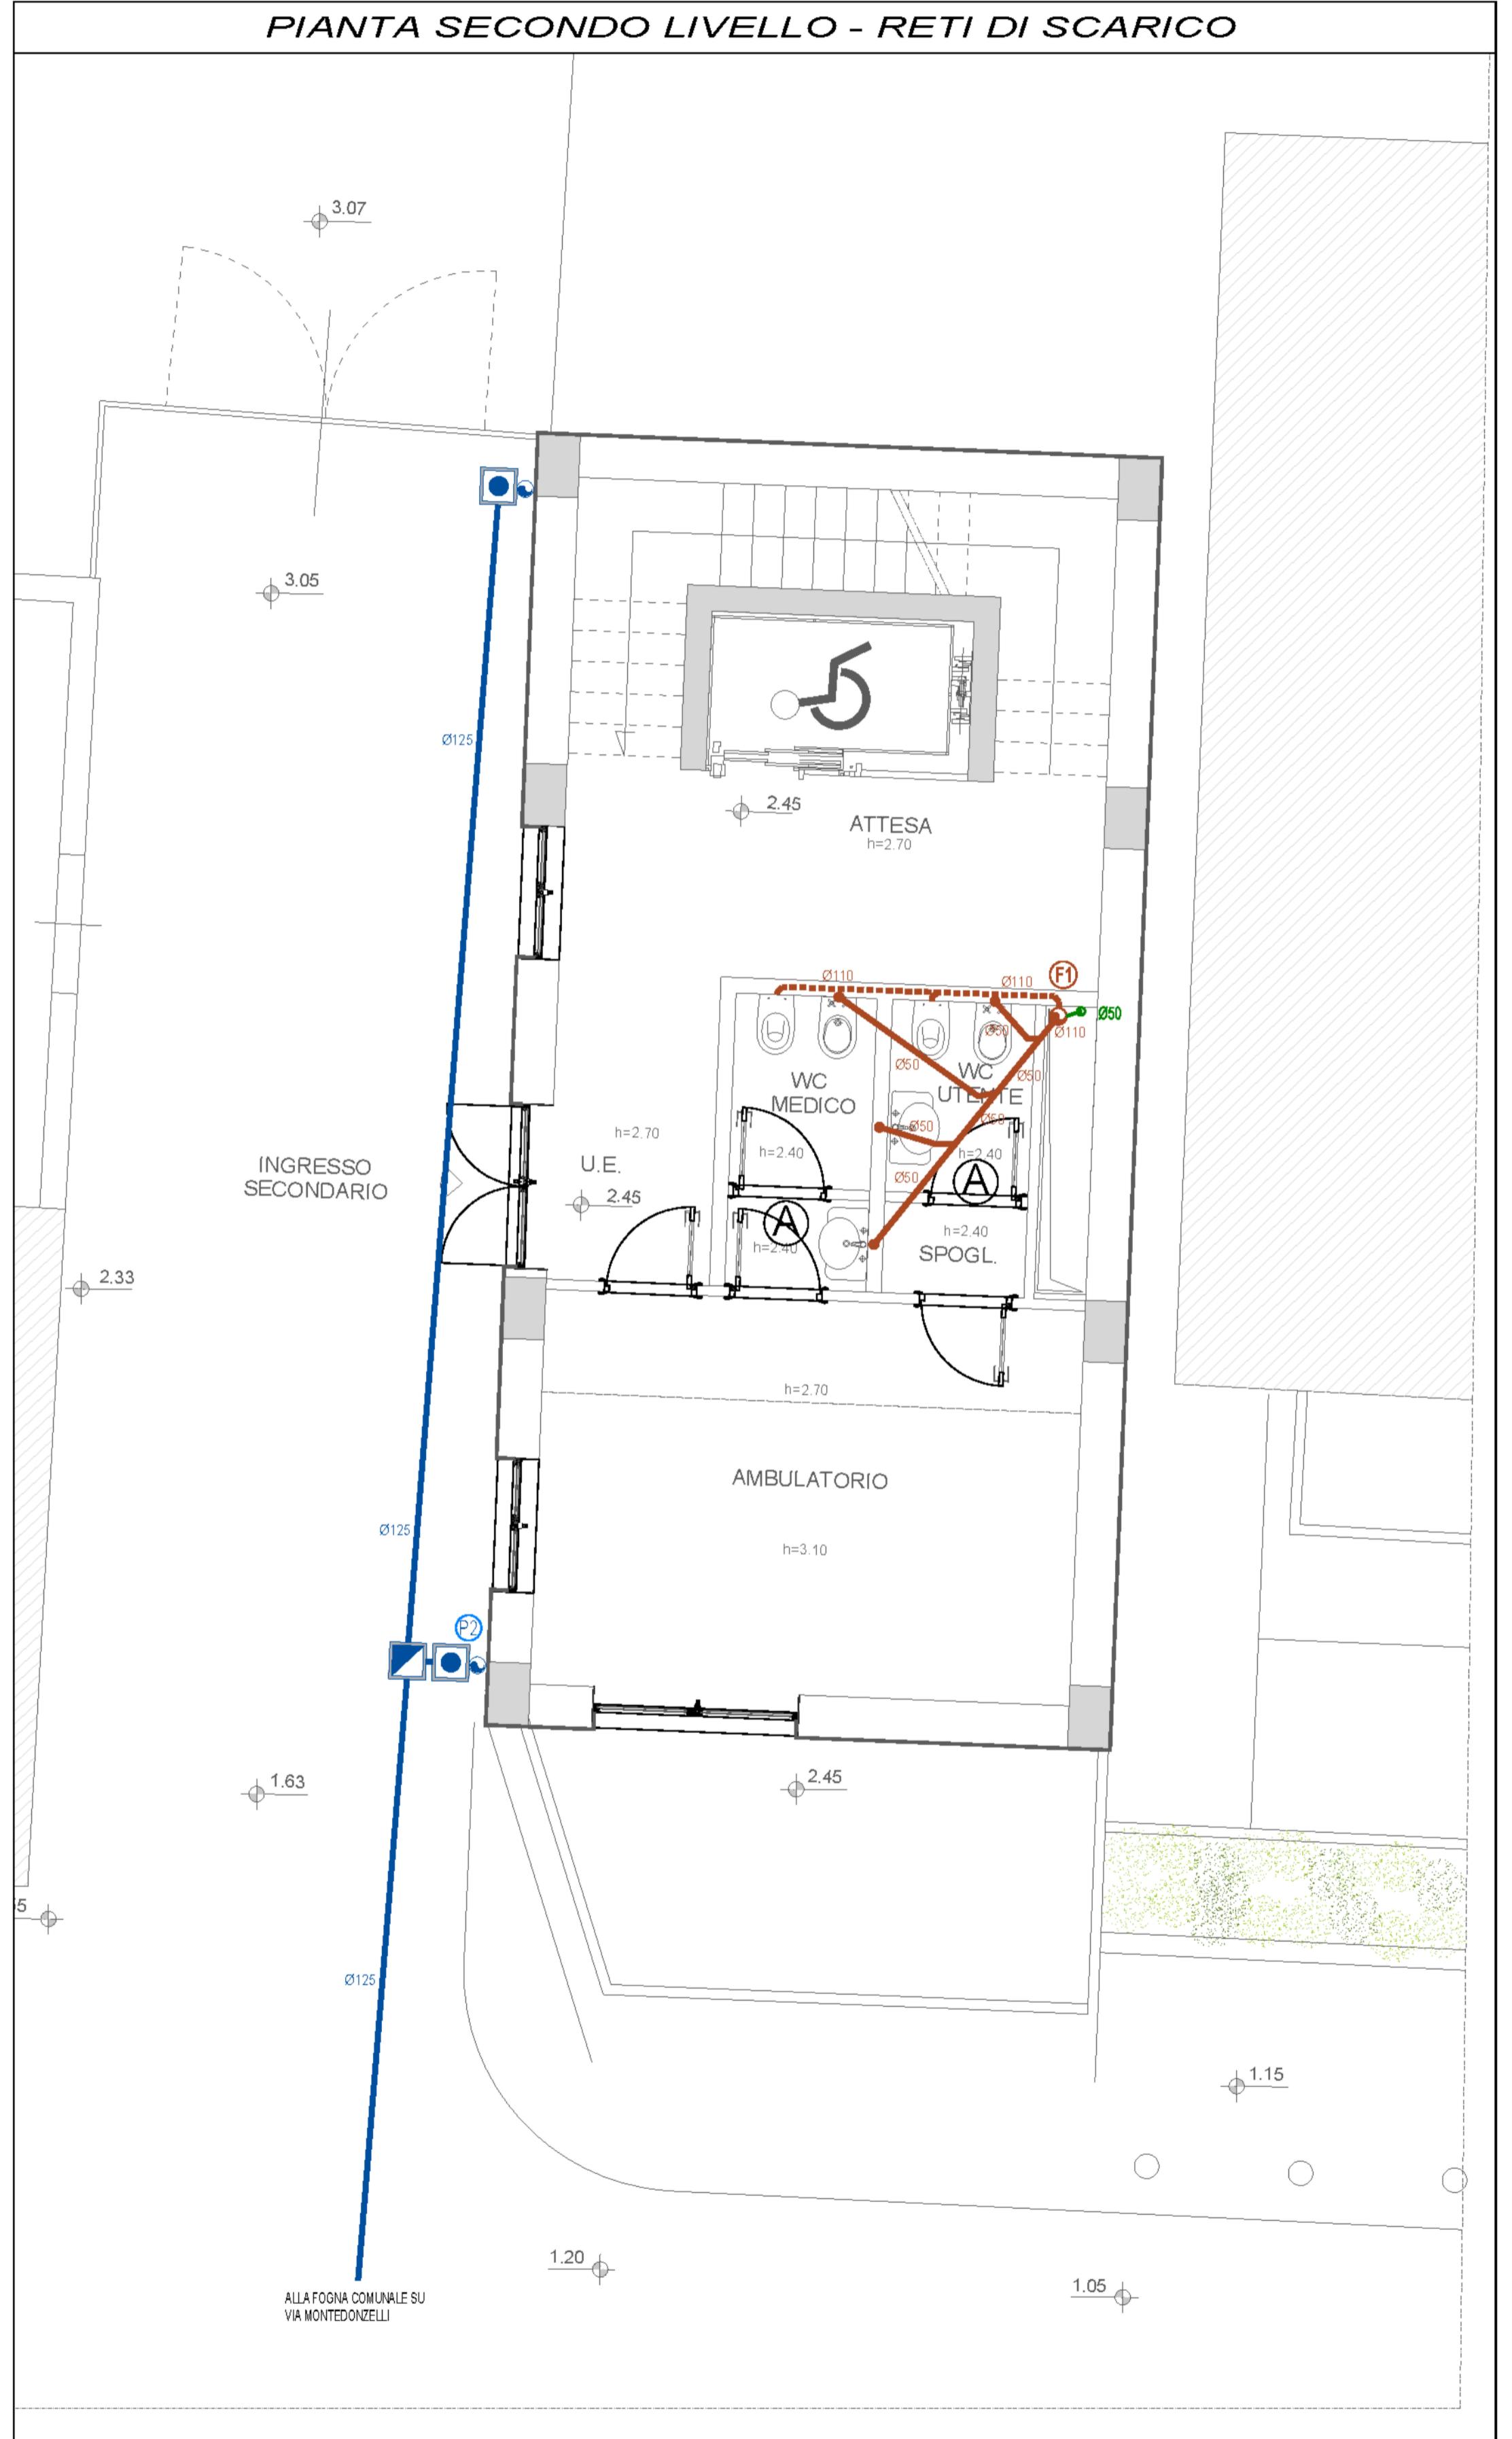

RETI DI CARICO

LEGENDA

	TUBAZIONE IN POLIPROPILENE - ACQUA FREDDA
	MONTANTE IN POLIPROPILENE - ACQUA FREDDA
	VERSO DEL FLUSSO - ACQUA FREDDA
	DIAMETRO TUBAZIONE - ACQUA FREDDA
	VALVOLA DI INTERCETTAZIONE - ACQUA FREDDA
	ALLACCIO AI SANITARI - ACQUA FREDDA
	TUBAZIONE IN POLIPROPILENE - ACQUA CALDA
	MONTANTE IN POLIPROPILENE - ACQUA CALDA
	VERSO DEL FLUSSO - ACQUA CALDA
	DIAMETRO TUBAZIONE - ACQUA CALDA
	VALVOLA DI INTERCETTAZIONE - ACQUA CALDA
	ALLACCIO AI SANITARI - ACQUA CALDA
	TUBAZIONE IN POLIPROPILENE - RICIRCOLO CALDA
	MONTANTE IN POLIPROPILENE - RICIRCOLO CALDA
	VERSO DEL FLUSSO - RICIRCOLO CALDA
	DIAMETRO TUBAZIONE - RICIRCOLO CALDA
	VALVOLA DI INTERCETTAZIONE - RICIRCOLO CALDA

RETE SCARICO ACQUE NERE

LEGENDA

	COLONNA FECALE Ø 110
	COLONNA DI VENTILAZIONE Ø 50
	IDENTIFICAZIONE COLONNA FECALE E DI VENTILAZIONE
	TUBAZIONE DI SCARICO A PAVIMENTO
	TUBAZIONE DI SCARICO A PARETE
	TUBAZIONE DI SCARICO IN CONTROSOFFITTO
	DIAMETRO TUBAZIONE DI SCARICO
	POZZETTO SIFONATO

RETE SCARICO ACQUE METEORICHE

LEGENDA

	COLONA PLUVIALE Ø110
	IDENTIFICAZIONE COLONA PLUVIALE
	TUBAZIONE DI SCARICO INTERRATA
	DIAMETRO TUBAZIONE DI SCARICO
	POZZETTO SIFONATO
	POZZETTO DI CONFLUENZA

(B) DENOMINAZIONE GRUPPO BAGNI

ANTINCENDIO

LEGENDA

	ESTINTORE A POLVERE
	ESTINTORE AD ANIDRIDE CARBONICA

COMUNE DI NAPOLI

ATTREZZATURA AD USO PUBBLICO

Art. 56 N.T.A. del P.R.G. di Napoli - D.G.C. n° 1882/2006 - e smi
PORZIONE DI IMMOBILE VIA MONTEDONZELLI 46/48 - NAPOLI
Approvazione Fattibilità FASE I - D.G.C. n° 483 del 29.12.2020

PROGETTO ESECUTIVO

PROPRIETA' E PROPONENTE: CONCRETA SVALUPPOS.R.L.

ELABORATO: IS - IMPIANTI IDRICO SANITARI - ANTINCENDIO
SECONDO LIVELLO
RETI DI CARICO E SCARICO

ELABORATO:
ES.IS.G.02

NAPOLI

ELABORATO:

DATA

VISTO

APPROVATO

Ottobre 2023

Ottobre 2023

Ottobre 2023

SIGLA:

FILE:

MODIFICHE:

1

2

3

SCALA:
1:50


FORMATO:
A1

ARCHIVIO:

06/17 - 470



A TERMINE DI LEGGE CI RISERVANO LA PROPRIETÀ DI QUESTO ELABORATO CON DIVIETO DI RIPRODURLO RENDERENDO NOTA LA TERZA PERSONA PRESENTE SENZA NOSTRA AUTORIZZAZIONE.

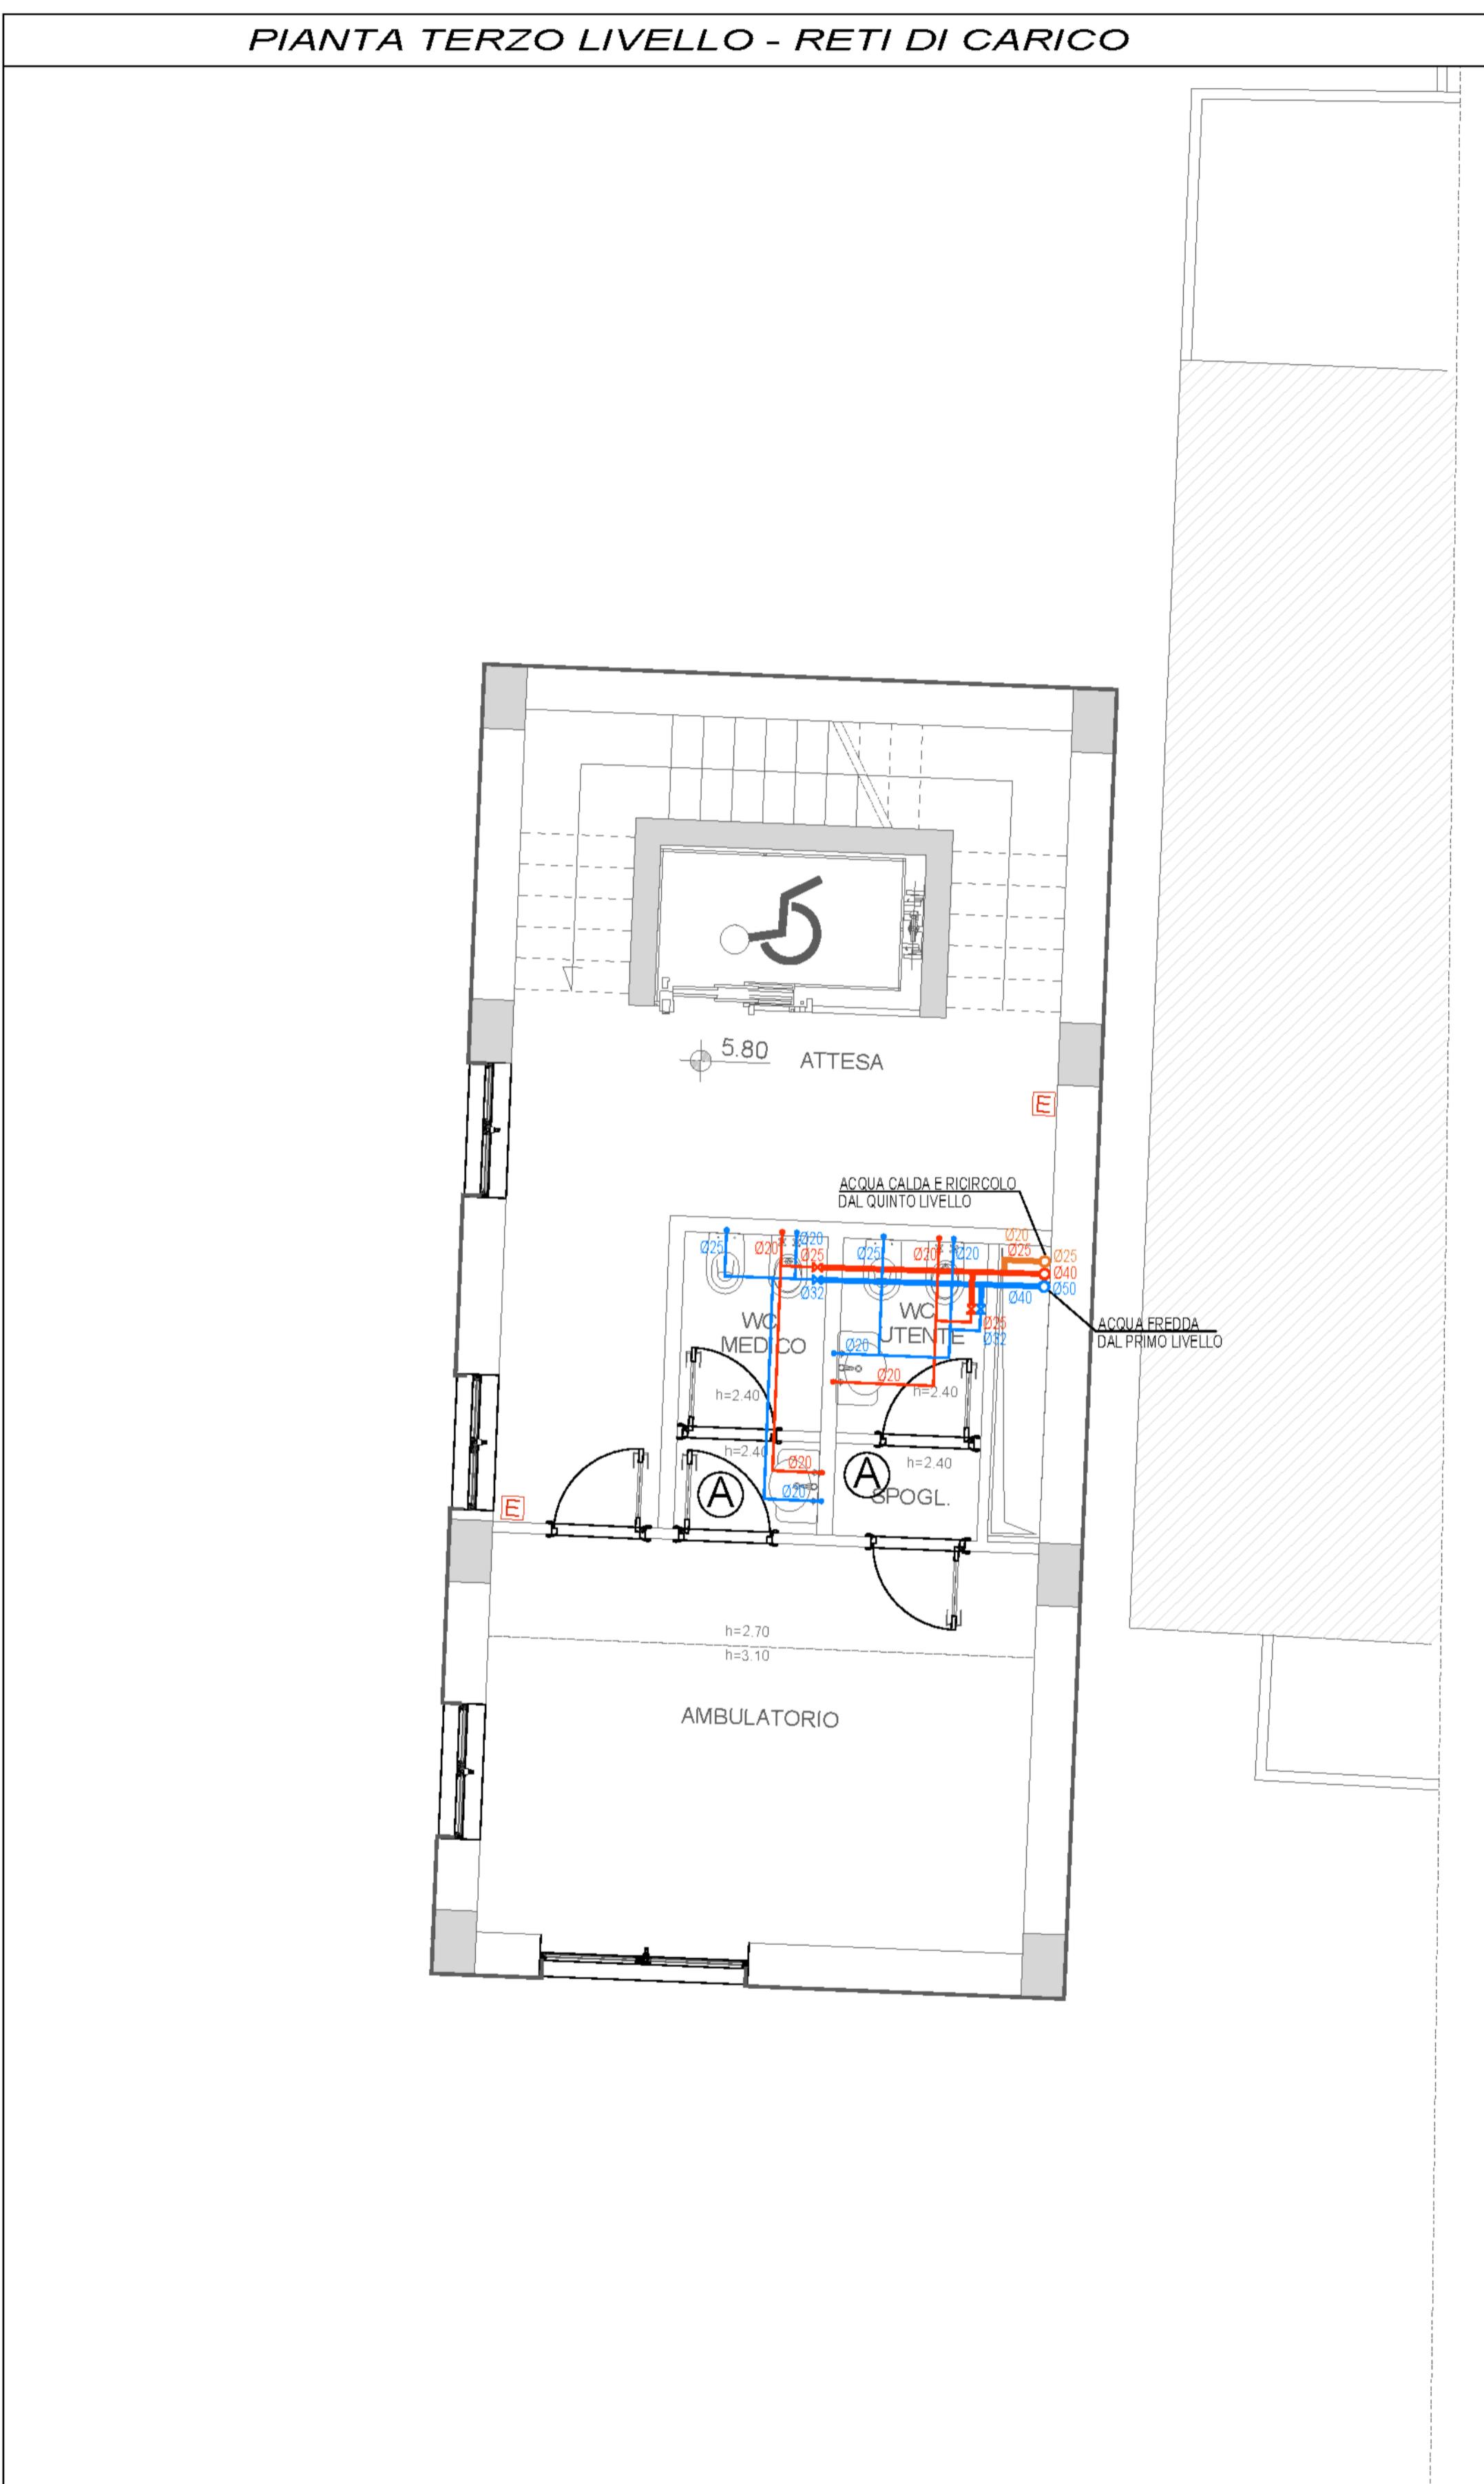

RETI DI CARICO	
LEGENDA	
	TUBAZIONE IN POLIPROPILENE - ACQUA FREDDA
	MONTANTE IN POLIPROPILENE - ACQUA FREDDA
	VERSO DEL FLUSSO - ACQUA FREDDA
Ø25	DIAMETRO TUBAZIONE - ACQUA FREDDA
	VALVOLA DI INTERCETTAZIONE - ACQUA FREDDA
•	ALLACCIO AI SANITARI - ACQUA FREDDA
	TUBAZIONE IN POLIPROPILENE - ACQUA CALDA
	MONTANTE IN POLIPROPILENE - ACQUA CALDA
	VERSO DEL FLUSSO - ACQUA CALDA
Ø25	DIAMETRO TUBAZIONE - ACQUA CALDA
	VALVOLA DI INTERCETTAZIONE - ACQUA CALDA
•	ALLACCIO AI SANITARI - ACQUA CALDA
	TUBAZIONE IN POLIPROPILENE - RICIRCOLO CALDA
	MONTANTE IN POLIPROPILENE - RICIRCOLO CALDA
	VERSO DEL FLUSSO - RICIRCOLO CALDA
Ø25	DIAMETRO TUBAZIONE - RICIRCOLO CALDA
	VALVOLA DI INTERCETTAZIONE - RICIRCOLO CALDA

RETE SCARICO ACQUE NERE

MINAZIONE GRUPPO BAGNI

ANTINCENDIO	
LEGENDA	
E	ESTINTORE A POLVERE
CO ₂	ESTINTORE AD ANIDRIDE CARBONICA

COMUNE DI NAPOLI

ATTREZZATURA AD USO PUBBLICO

PROGETTO ESECUTIVO

PROPRIETA' E PROPONENTE:

ELABORATO : IS - IMPIANTI IDRICO SANITARI - ANTINCENDIO
TERZO LIVELLO
PTEI PLOCARICO E SCARICO


PROGETTAZIONE : SERVIZI INTEGRALI engineering and consulting services

Ing. Nicola Salzano de Luna
Arch. Maria Rosaria Salzano de Luna


Sez. A/
Architetto
MARIA ROSARIA
SALZANO DE LUNA
N. 3779

DOTT. ING.
SALZANO DE LUNA NICOLA
ISCRITTO ALL'ALBO
PROFESSIONALE
COL. N. 6821

PIANTA QUARTO LIVELLO - RETI DI CARICO

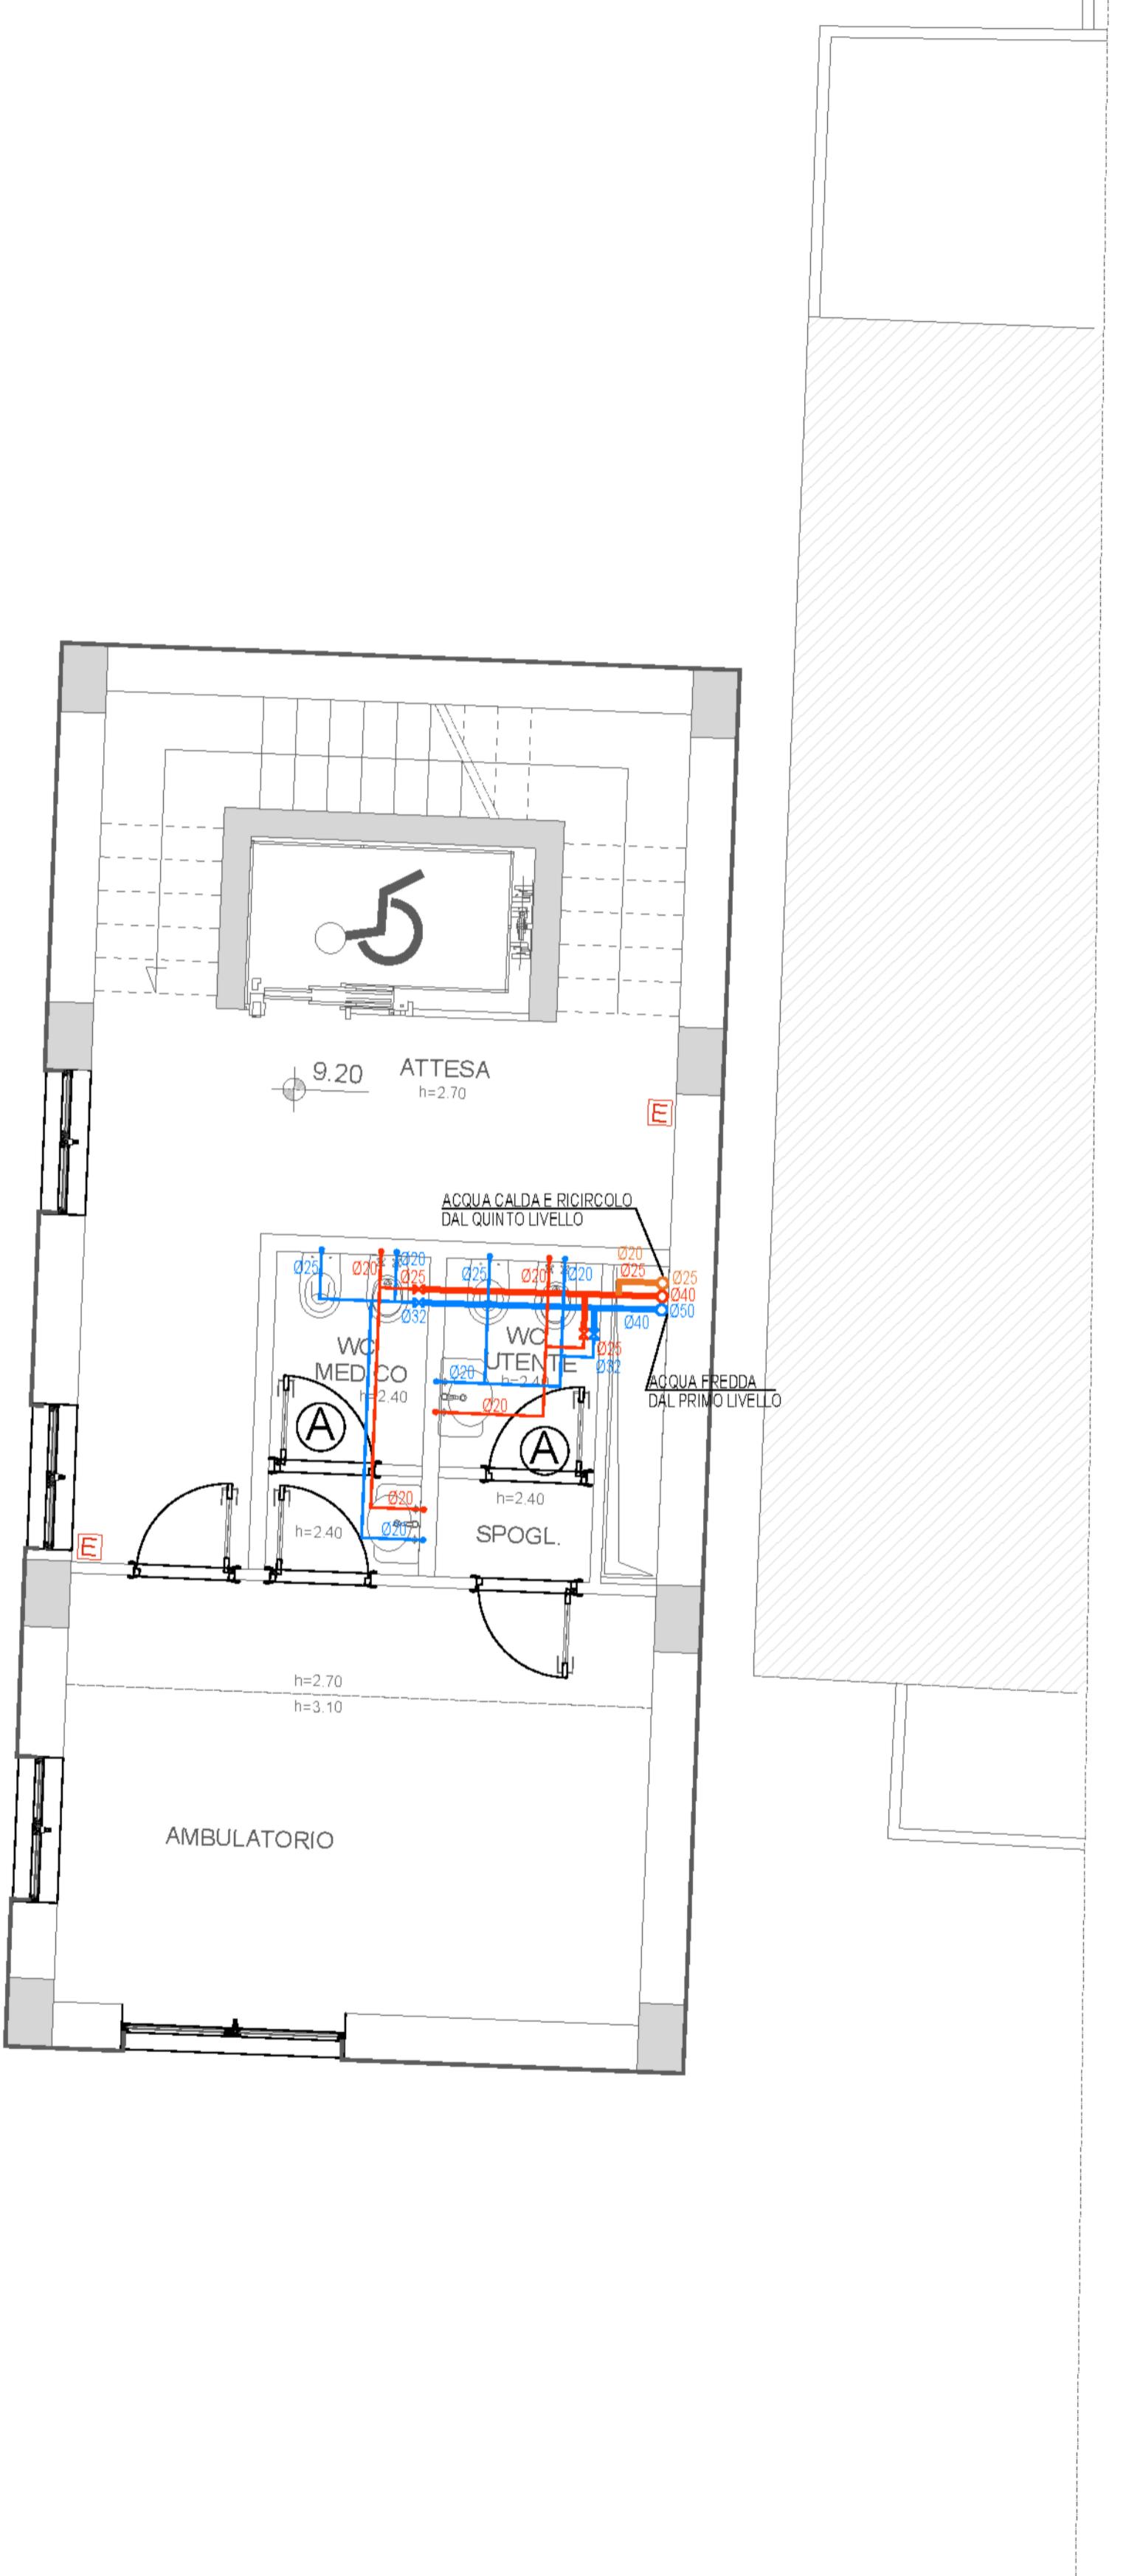

PIANTA QUARTO LIVELLO - RETI DI SCARICO

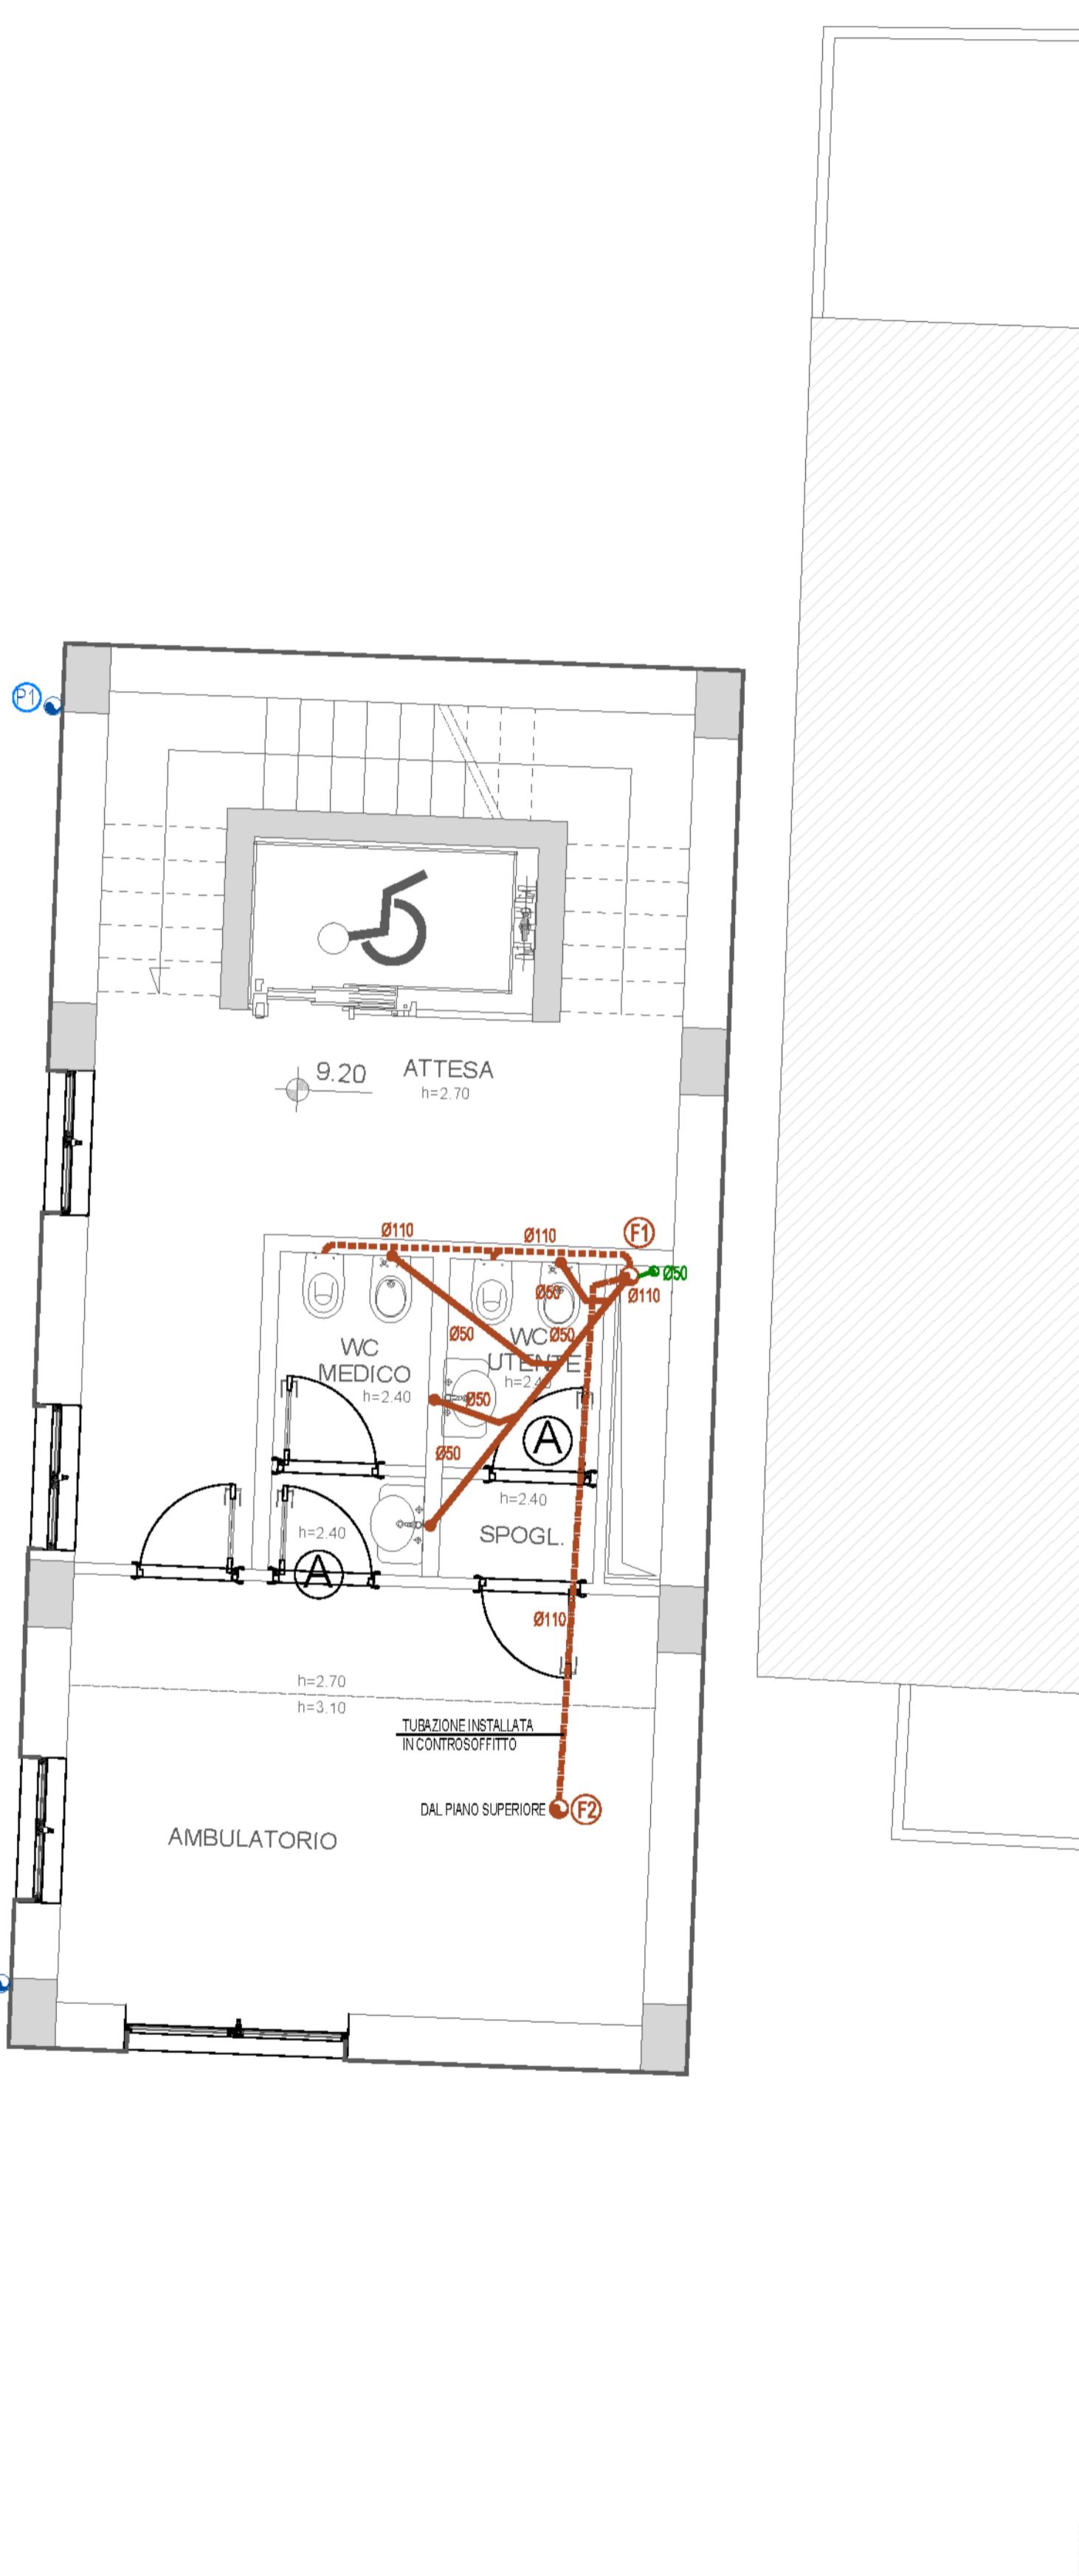

RETI DI CARICO	
LEGENDA	
	TUBAZIONE IN POLIPROPILENE - ACQUA FREDDA
	MONTANTE IN POLIPROPILENE - ACQUA FREDDA
	VERSO DEL FLUSSO - ACQUA FREDDA
Ø25	DIAMETRO TUBAZIONE - ACQUA FREDDA
	VALVOLA DI INTERCETTAZIONE - ACQUA FREDDA
•	ALLACCIO AI SANITARI - ACQUA FREDDA
	TUBAZIONE IN POLIPROPILENE - ACQUA CALDA
	MONTANTE IN POLIPROPILENE - ACQUA CALDA
	VERSO DEL FLUSSO - ACQUA CALDA
Ø25	DIAMETRO TUBAZIONE - ACQUA CALDA
	VALVOLA DI INTERCETTAZIONE - ACQUA CALDA
•	ALLACCIO AI SANITARI - ACQUA CALDA
	TUBAZIONE IN POLIPROPILENE - RICIRCOLO CALDA
	MONTANTE IN POLIPROPILENE - RICIRCOLO CALDA
	VERSO DEL FLUSSO - RICIRCOLO CALDA
Ø25	DIAMETRO TUBAZIONE - RICIRCOLO CALDA
	VALVOLA DI INTERCETTAZIONE - RICIRCOLO CALDA

RETE SCARICO ACQUE NERE	
LEGENDA	
	COLONNA FECALE Ø 110
	COLONNA DI VENTILAZIONE Ø 50
	IDENTIFICAZIONE COLONNA FECALE E DI VENTILAZIONE
	TUBAZIONE DI SCARICO A PAVIMENTO
	TUBAZIONE DI SCARICO A PARETE
	TUBAZIONE DI SCARICO IN CONTROSOFFITTO
	DIAMETRO TUBAZIONE DI SCARICO
	POZZETTO SIFONATO

RETE SCARICO ACQUE METEORICHE	
LEGENDA	
	COLONNA PLUVIALE Ø110
	IDENTIFICAZIONE COLONNA PLUVIALE
	TUBAZIONE DI SCARICO INTERRATA
	DIAMETRO TUBAZIONE DI SCARICO
	POZZETTO SIFONATO
	POZZETTO DI CONFLUENZA

B DENOMINAZIONE GRUPPO BAGNI

ANTINCENDIO	
LEGENDA	
E	ESTINTORE A POLVERE
CO ₂	ESTINTORE AD ANIDRIDE CARBONICA

COMUNE DI NAPOLI

ATTREZZATURA AD USO PUBBLICO

Art. 56 N.T.A. del P.R.G. di Napoli - D.G.C. n° 1882/2006 - e smi
PORZIONE DI IMMOBILE VIA MONTEDONZELLI 46/48 - NAPOLI
Approvazione Fattibilità FASE I - D.G.C. n° 483 del 29.12.2020

PROGETTO ESECUTIVO


PROPRIETA' E PROPONENTE: **CONCRETA SVILUPPO S.R.L.**
L'amministratore

ELABORATO : IS - IMPIANTI IDRICO SANITARI - ANTINCENDIO
QUARTO LIVELLO
RETE DI CARICO E SCARICO


ELABORATO :				
ES.IS.G.04	NAPOLI	ELABORATO	VISTO	APPROVATO
	DATA	Ottobre 2023	Ottobre 2023	Ottobre 2023
	SIGLA			
MODIFICHE	1			
	2			
				
FORMATO:	A1			
FILE:	ES.IS.G.04.dwg			
ARCHIVIO:	06/17 - 4			

A TERMINE DI LEGGE CI SERVIRAMO LA PROPRIETÀ DI QUESTO ELABORATO CON DIVIETO DI RIPRODUZIONE, PENENDOLO NOTO A TERZI ANCORA DENTRO IL MESE SENZA NOSTRA AUTORIZZAZIONE.

PIANTA QUINTO LIVELLO - RETI DI CARICO

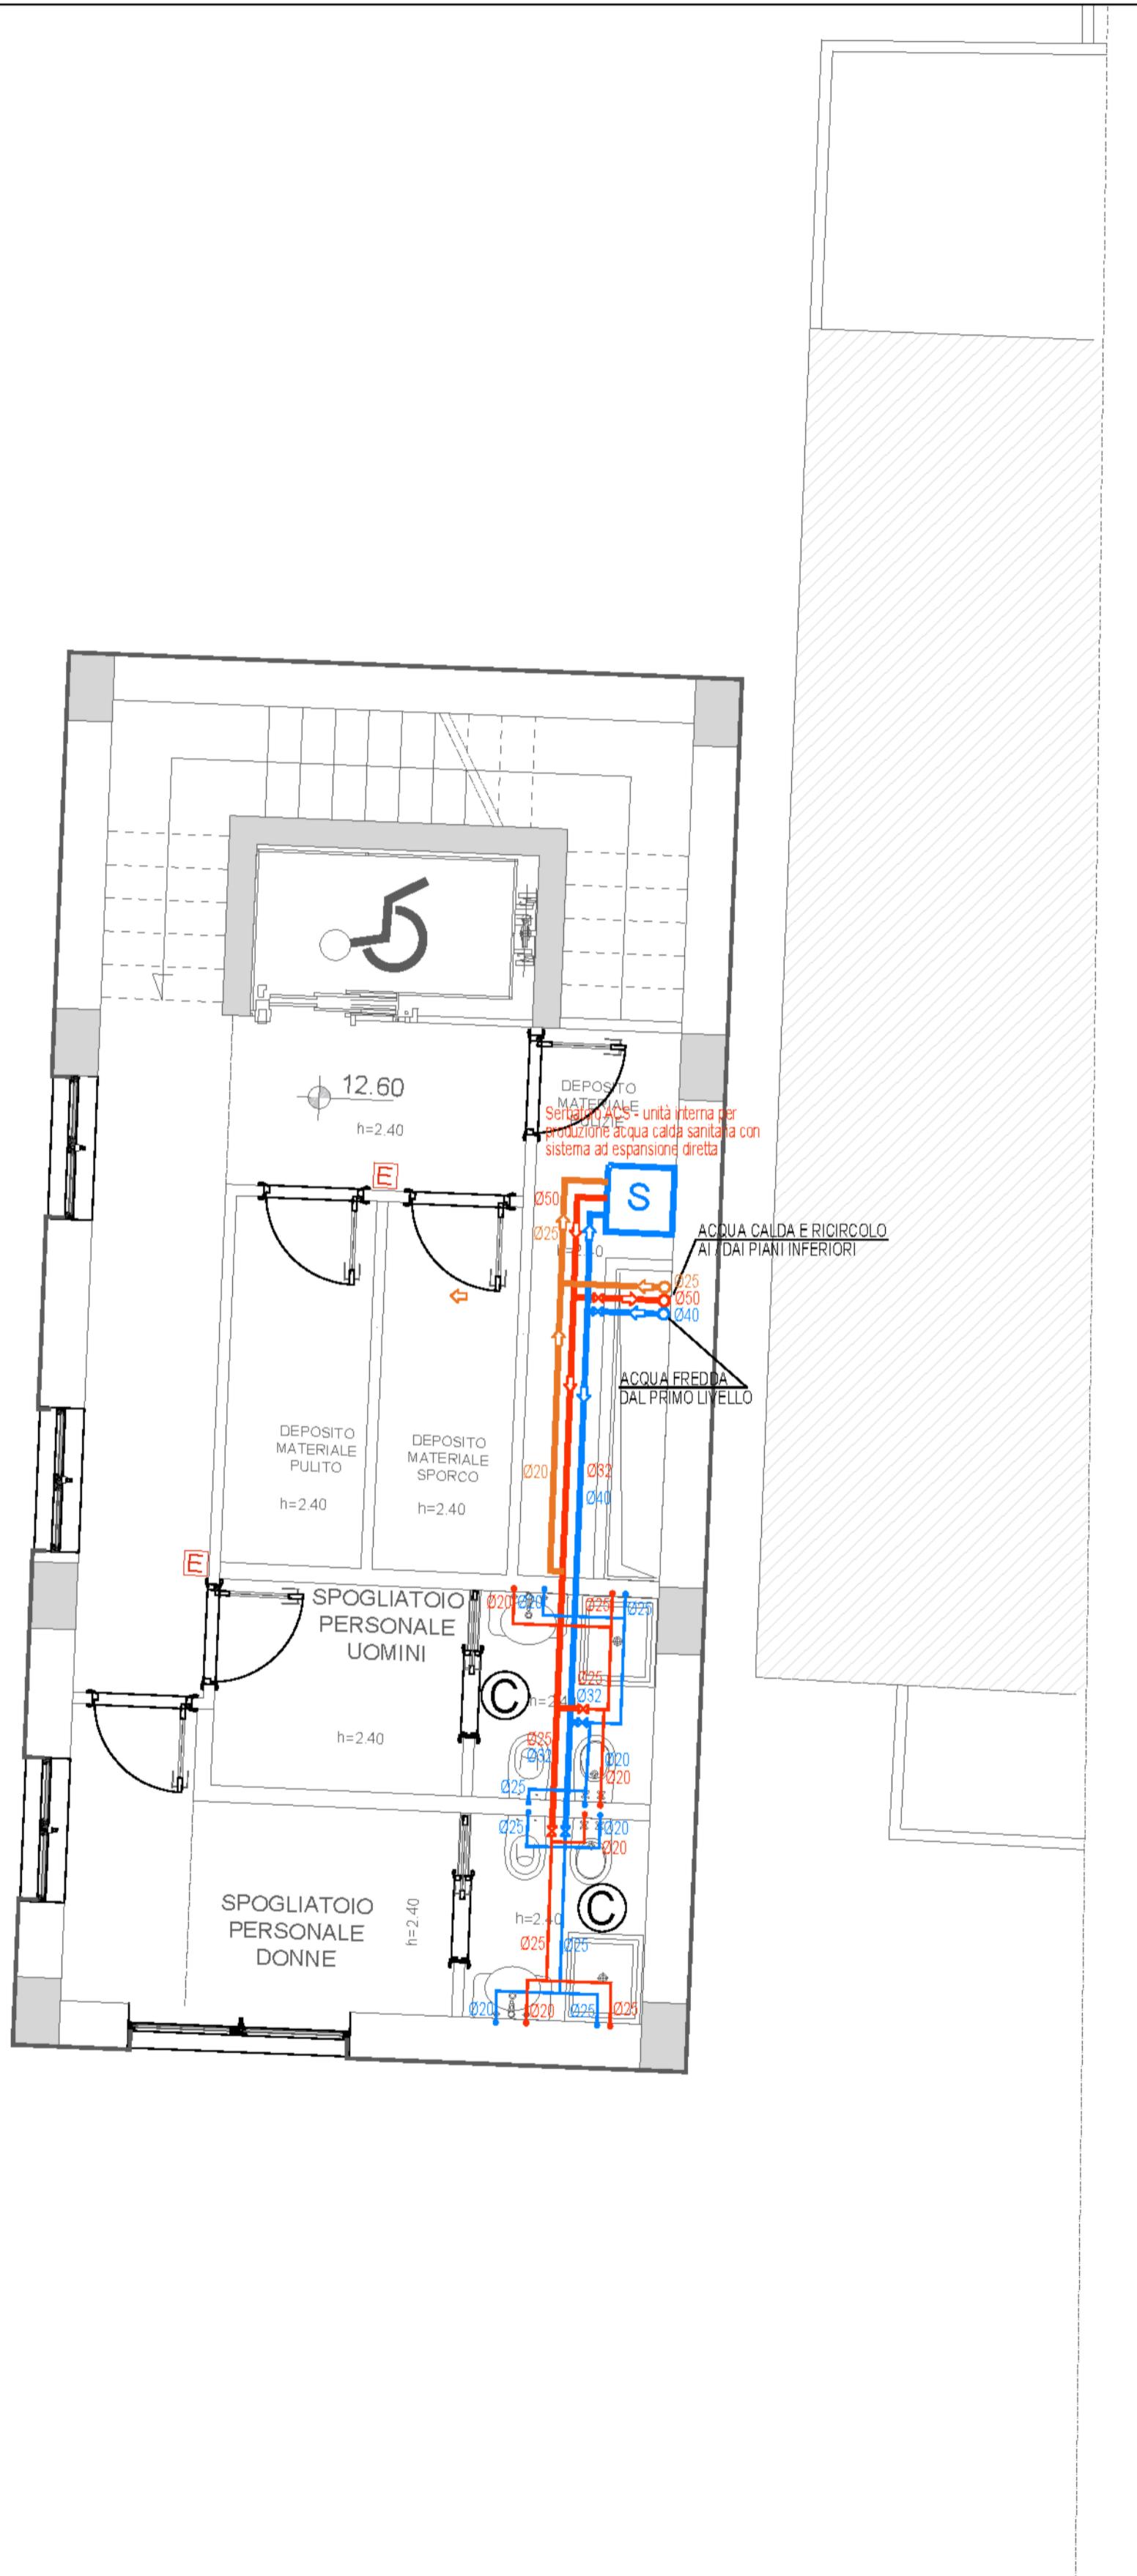

PIANTA QUINTO LIVELLO - RETI DI SCARICO

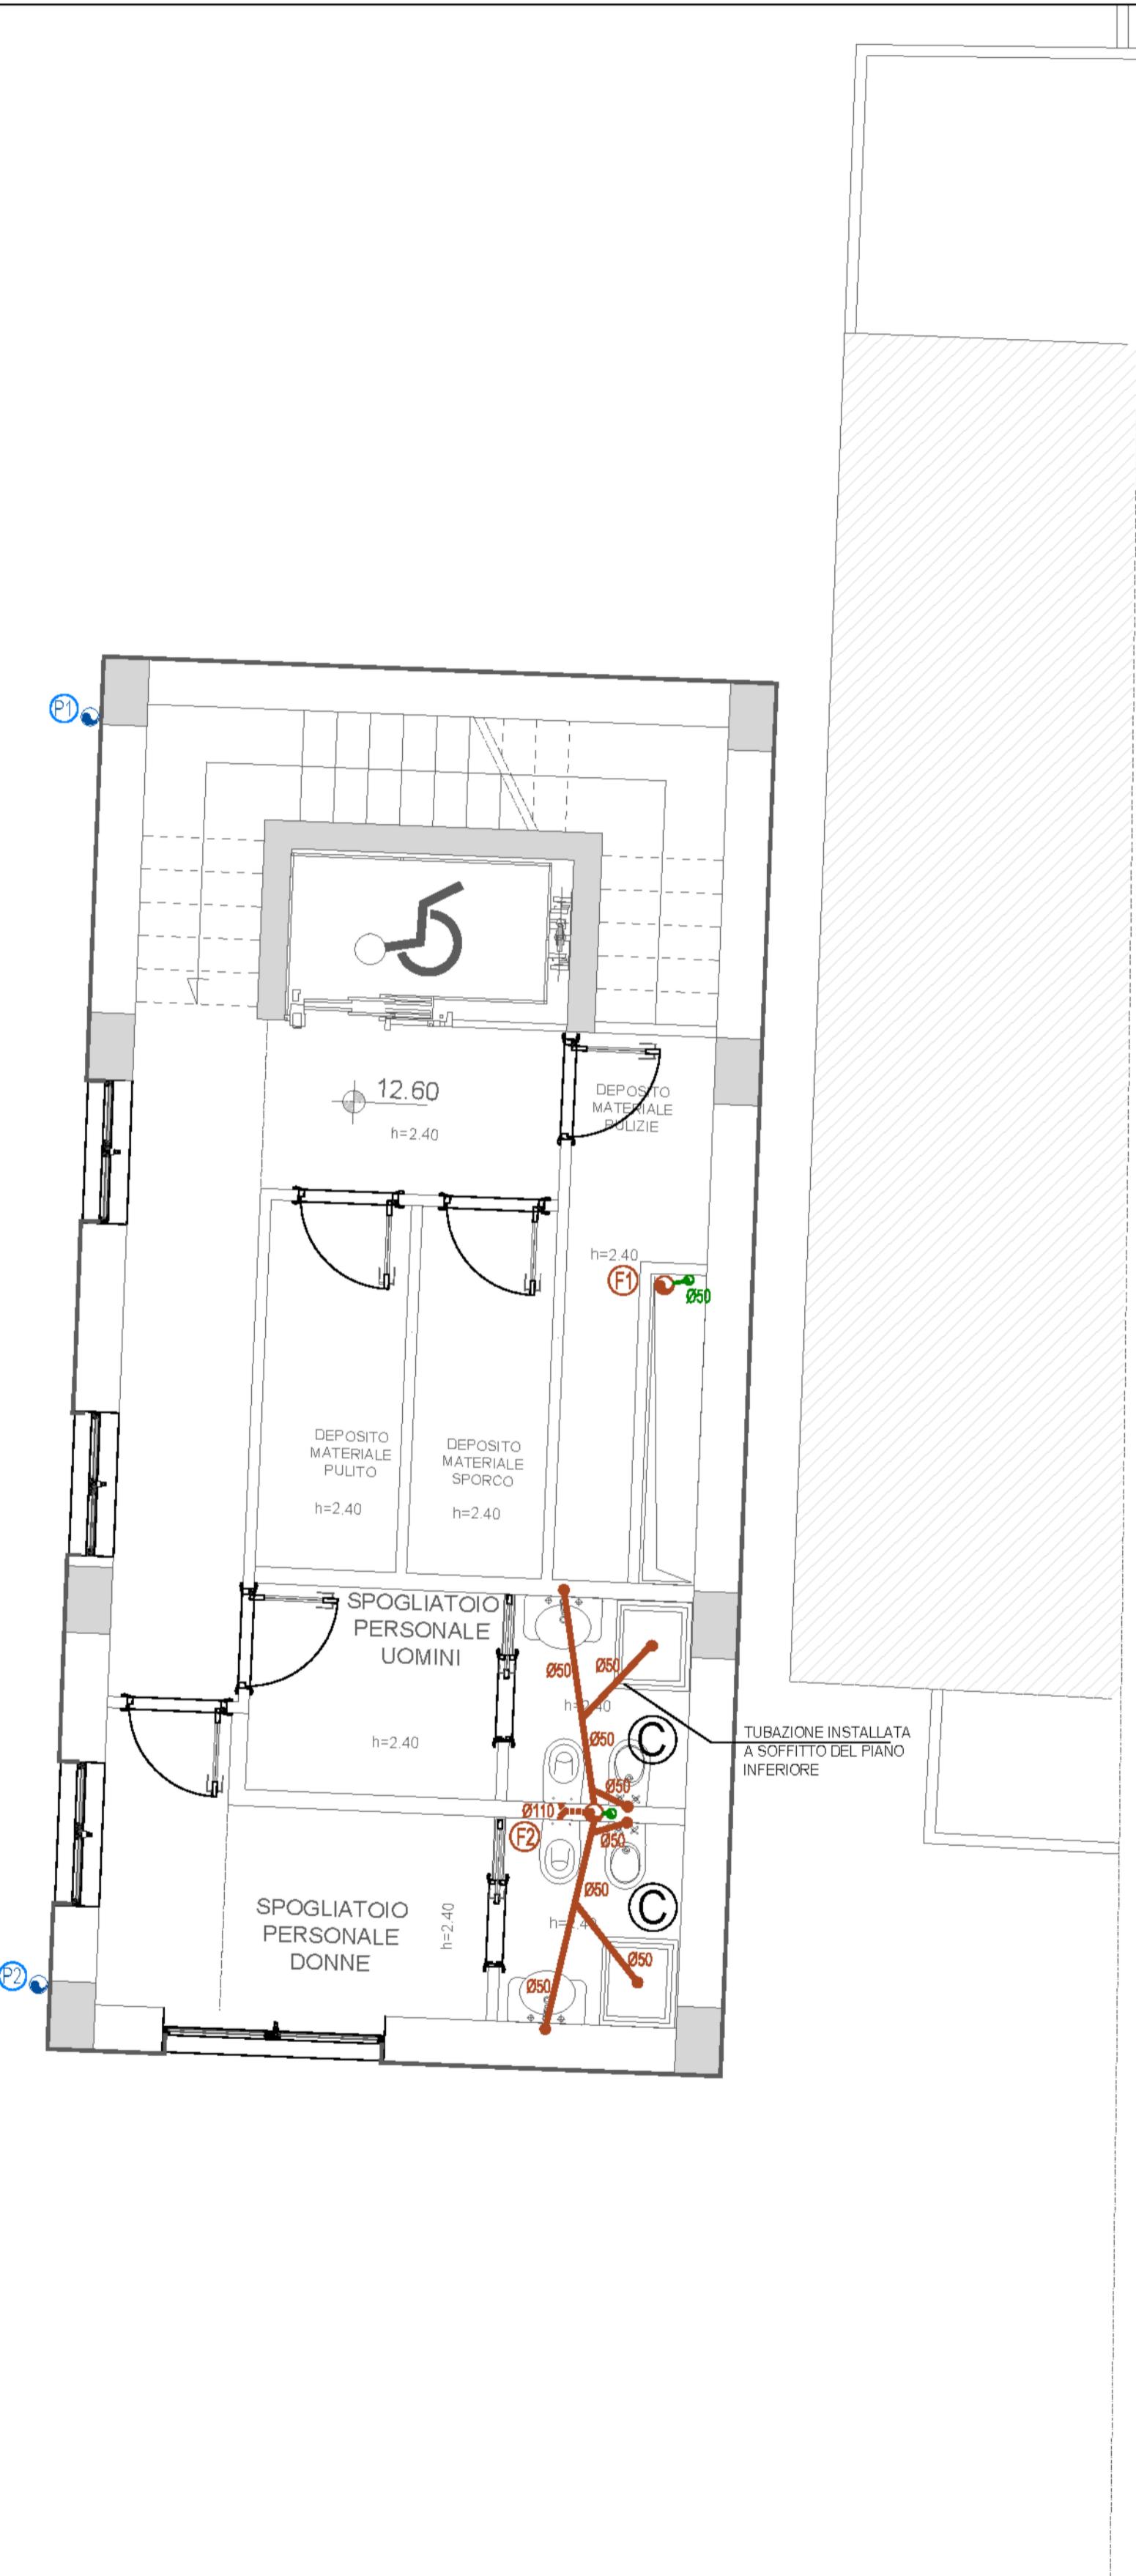

RETI DI CARICO	
LEGENDA	
	TUBAZIONE IN POLIPROPILENE - ACQUA FREDDA
	MONTANTE IN POLIPROPILENE - ACQUA FREDDA
	VERSO DEL FLUSSO - ACQUA FREDDA
	DIAMETRO TUBAZIONE - ACQUA FREDDA
	VALVOLA DI INTERCETTAZIONE - ACQUA FREDDA
	ALLACCIO AI SANITARI - ACQUA FREDDA
	TUBAZIONE IN POLIPROPILENE - ACQUA CALDA
	MONTANTE IN POLIPROPILENE - ACQUA CALDA
	VERSO DEL FLUSSO - ACQUA CALDA
	DIAMETRO TUBAZIONE - ACQUA CALDA
	VALVOLA DI INTERCETTAZIONE - ACQUA CALDA
	ALLACCIO AI SANITARI - ACQUA CALDA
	TUBAZIONE IN POLIPROPILENE - RICIRCOLO CALDA
	MONTANTE IN POLIPROPILENE - RICIRCOLO CALDA
	VERSO DEL FLUSSO - RICIRCOLO CALDA
	DIAMETRO TUBAZIONE - RICIRCOLO CALDA
	VALVOLA DI INTERCETTAZIONE - RICIRCOLO CALDA
LE RETI INTERNE DI DISTRIBUZIONE DI ACQUA FREDDA E CALDA SARANNO REALIZZATE, A VALLE DELLE VALVOLE DI INTERCETTAZIONE UBICATE ALL'INTERNO DEL CONTROSOFFITTO DEL LOCALE BAGNO, CON TUBAZIONI IN POLIPROPILENE INSTALLATE IN CONTROSOFFITTO E/O SOTTOTRACCIA A PARETE E/O A PAVIMENTO.	

RETE SCARICO ACQUE NERE	
LEGENDA	
	COLONNA FECALE Ø 110
	COLONNA DI VENTILAZIONE Ø 50
	IDENTIFICAZIONE COLONNA FECALE E DI VENTILAZIONE
	TUBAZIONE DI SCARICO A PAVIMENTO
	TUBAZIONE DI SCARICO A PARETE
	TUBAZIONE DI SCARICO IN CONTROSOFFITTO
	DIAMETRO TUBAZIONE DI SCARICO
	POZZETTO SIFONATO

RETE SCARICO ACQUE METEORICHE	
LEGENDA	
	COLONNA PLUVIALE Ø 110
	IDENTIFICAZIONE COLONNA PLUVIALE
	TUBAZIONE DI SCARICO INTERRATA
	DIAMETRO TUBAZIONE DI SCARICO
	POZZETTO SIFONATO
	POZZETTO DI CONFLUENZA

(B) DENOMINAZIONE GRUPPO BAGNI

ANTINCENDIO	
LEGENDA	
	ESTINTORE A POLVERE
	ESTINTORE AD ANIDRIDE CARBONICA

COMUNE DI NAPOLI

ATTREZZATURA AD USO PUBBLICO

Art. 56 N.T.A. del P.R.G. di Napoli - D.G.C. n° 1882/2006 - e smi
PORZIONE DI IMMOBILE VIA MONTEDONZELLI 46/48 - NAPOLI
Approvazione Fattibilità FASE I - D.G.C. n° 483 del 29.12.2020

PROGETTO ESECUTIVO

PROPRIETA' E PROPONENTE:
CONCREX SVILUPPO S.R.L.
Amministratore
Don Vincenzo Basile

ELABORATO: IS - IMPIANTI IDRICO SANITARI - ANTINCENDIO
QUINTO LIVELLO
RETI DI CARICO E SCARICO

ELABORATO:	NAPOLI	ELABORATO:	VISTO	APPROVATO
ES.IS.G.05		Ottobre 2023	Ottobre 2023	Ottobre 2023
SIGLA:				
FILE:				
MODIFICHE:	1	2	3	

PROGETTAZIONE:	SERVIZI INTEGRATI progettazione ed esecuzione Ing. Nicola Salzano de Luna	DOTT. ING. MARIA ROSARIA SALZANO DE LUNA ARCH. MARIA ROSARIA SALZANO DE LUNA PROGETTO ALLAVIO PROFESSIONALE COL. N. 6821 N. 3779
A TERMINE DI LEGGE CI RISERVANO LA PROPRIETÀ DI QUESTO ELABORATO CON DIVIETO DI RIPRODURLO RENDENDOLO NOTO A TERZI ANCORA PERMANENTE SENZA NOSTRA AUTORIZZAZIONE		


SCALA
1:50

FORMATO
A1


ARCHIVIO:
06/17 - 470

2915

PIANTA LIVELLO COPERTURA - RETI DI CARICO

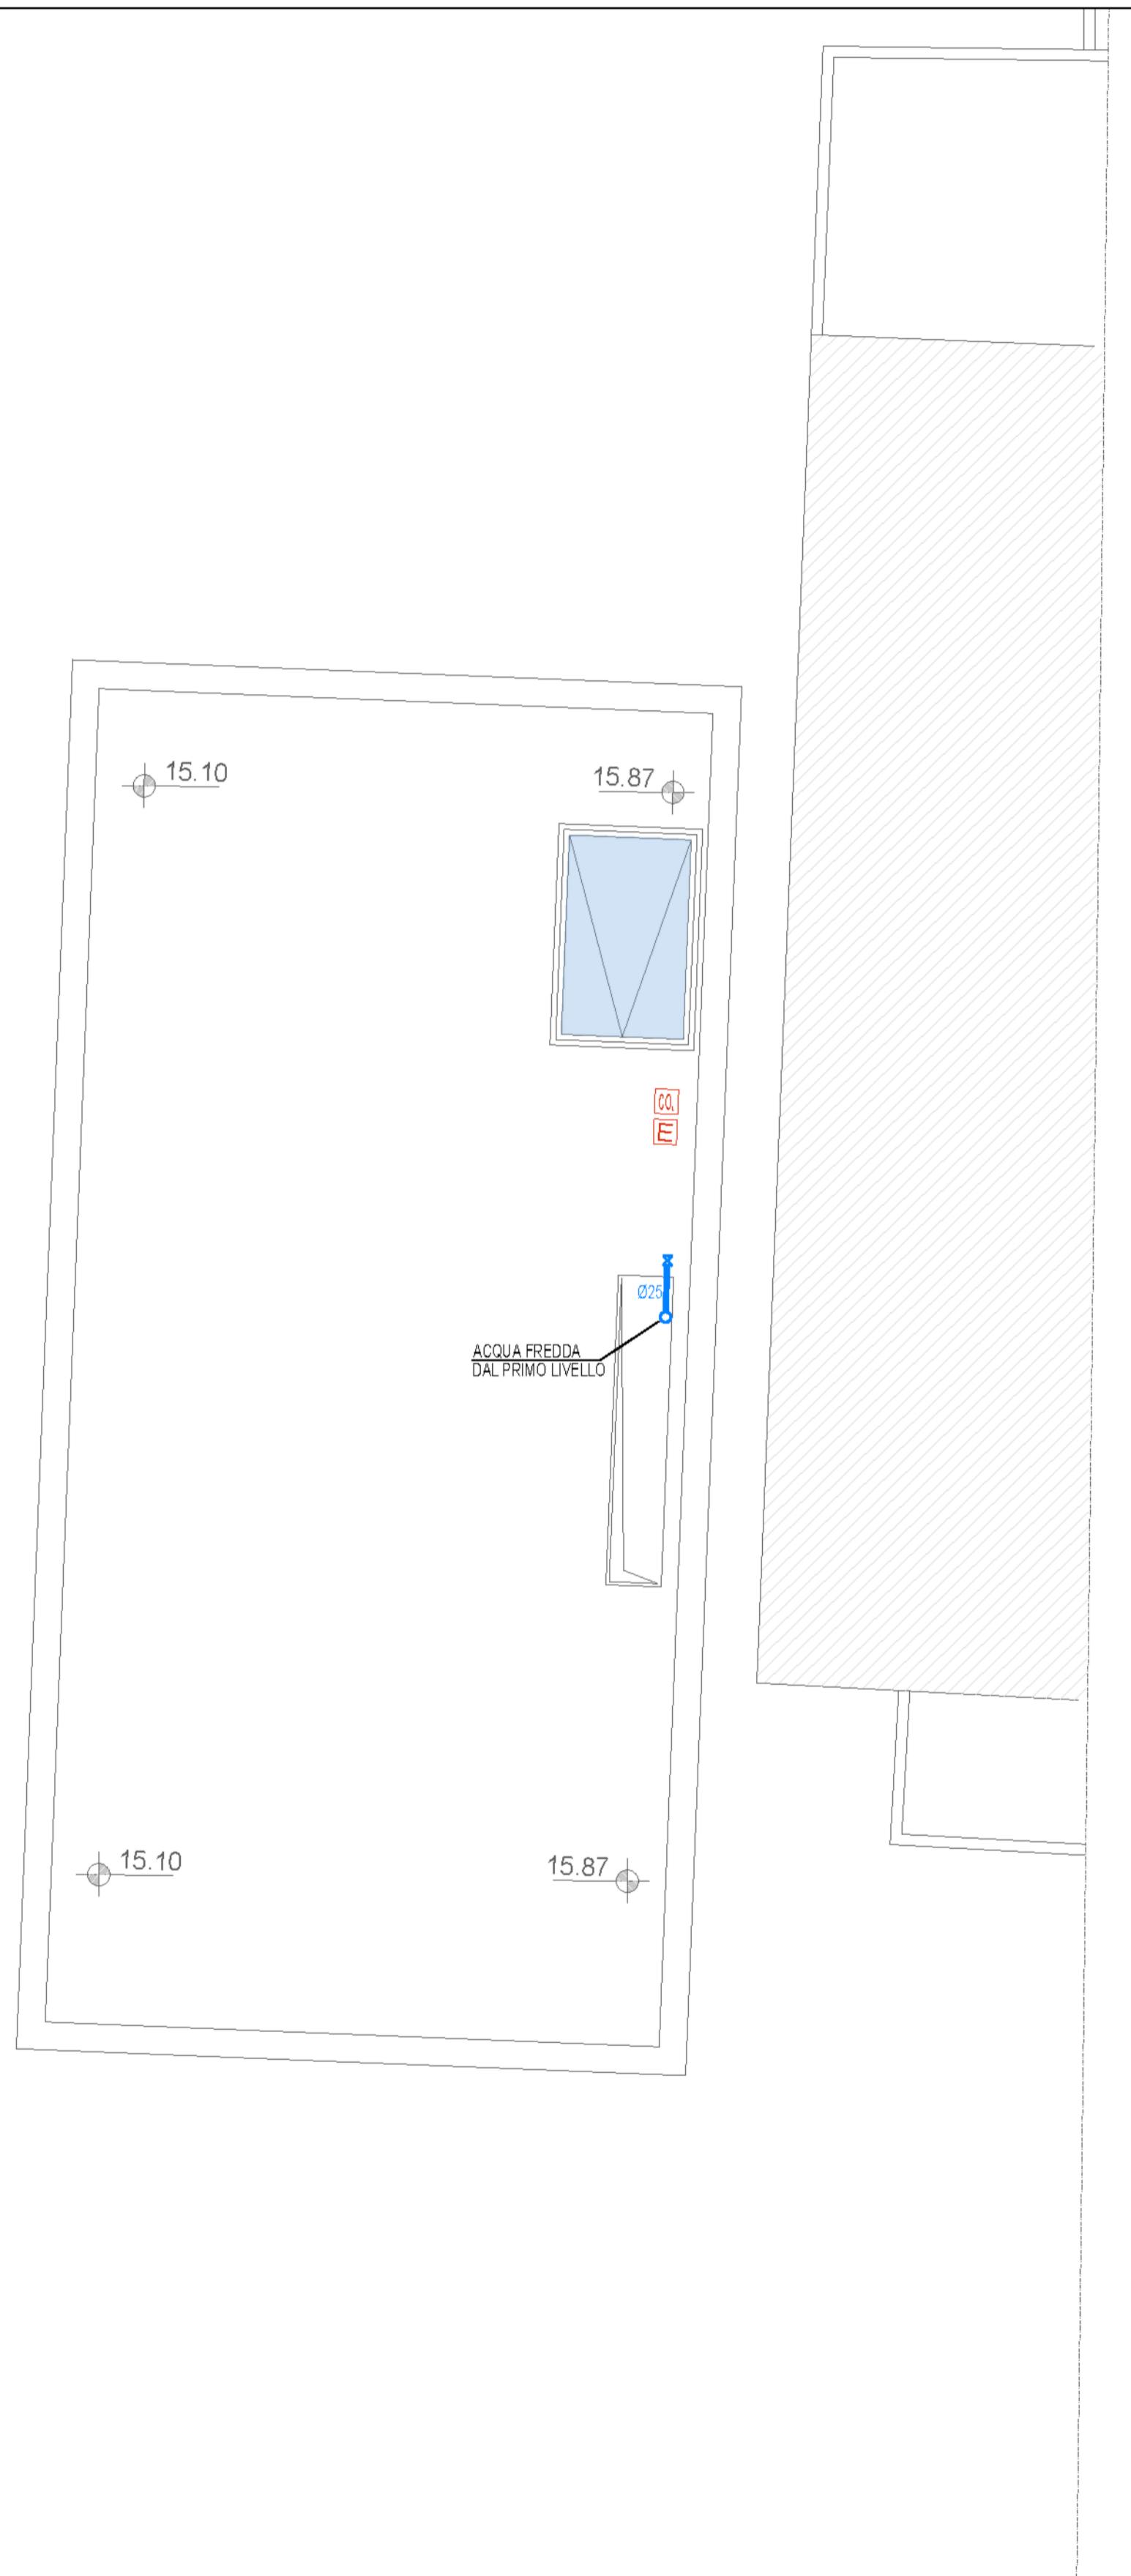

PIANTA LIVELLO COPERTURA - RETI DI SCARICO

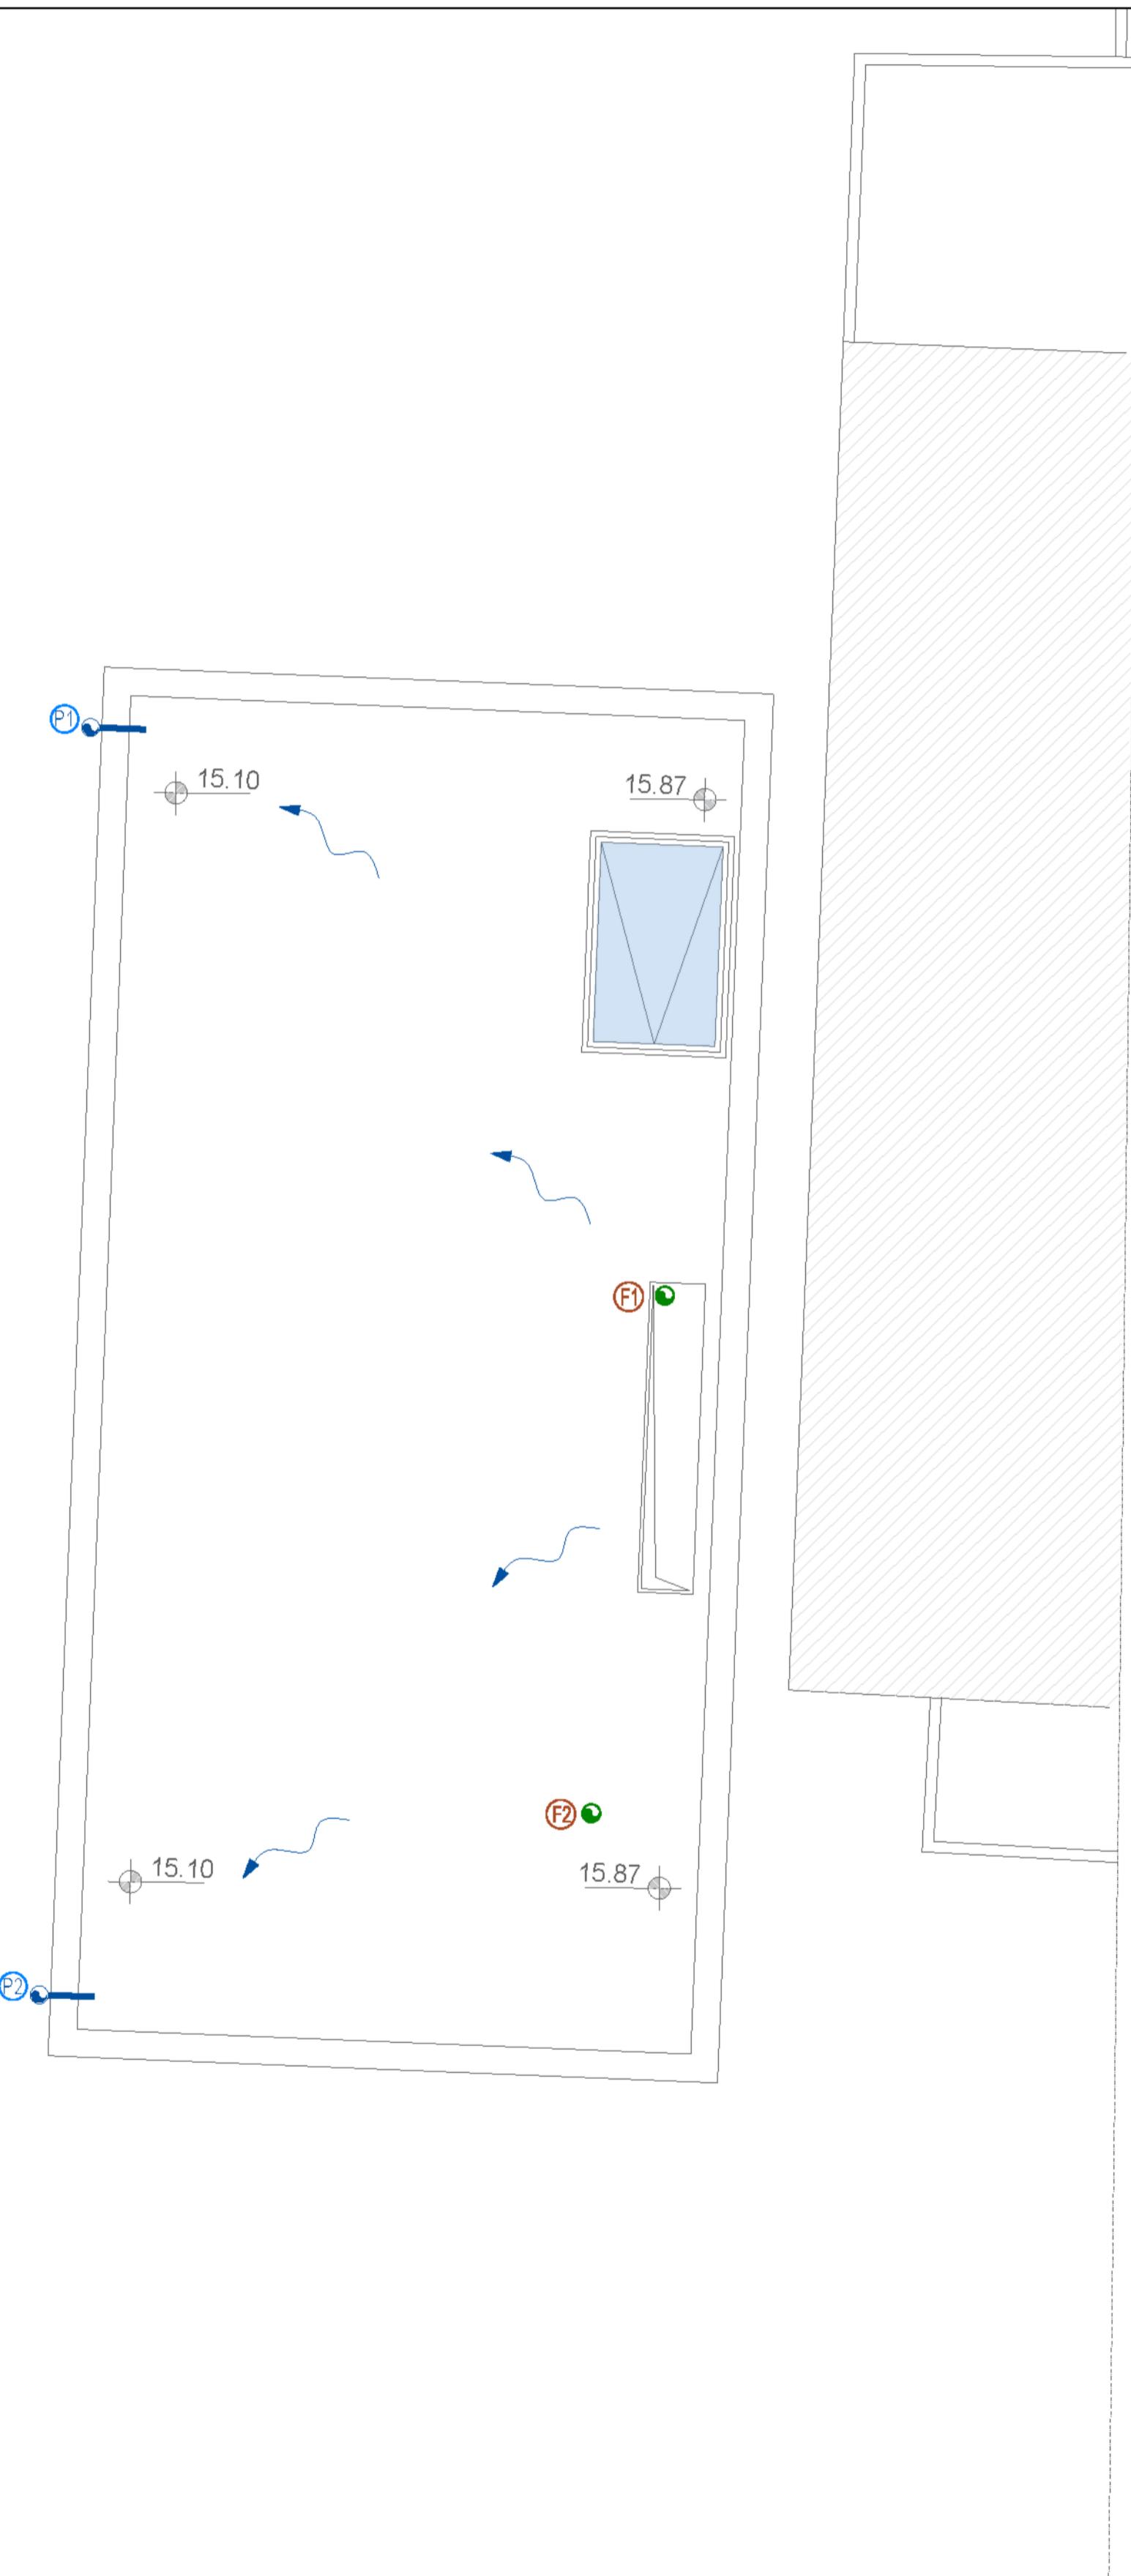

RETI DI CARICO

LEGENDA

	TUBAZIONE IN POLIPROPILENE - ACQUA FREDDA
	MONTANTE IN POLIPROPILENE - ACQUA FREDDA
	VERSO DEL FLUSSO - ACQUA FREDDA
	DIAMETRO TUBAZIONE - ACQUA FREDDA
	VALVOLA DI INTERCETTAZIONE - ACQUA FREDDA
	ALLACCIO AI SANITARI - ACQUA FREDDA
	TUBAZIONE IN POLIPROPILENE - ACQUA CALDA
	MONTANTE IN POLIPROPILENE - ACQUA CALDA
	VERSO DEL FLUSSO - ACQUA CALDA
	DIAMETRO TUBAZIONE - ACQUA CALDA
	VALVOLA DI INTERCETTAZIONE - ACQUA CALDA
	ALLACCIO AI SANITARI - ACQUA CALDA
	TUBAZIONE IN POLIPROPILENE - RICIRCOLO CALDA
	MONTANTE IN POLIPROPILENE - RICIRCOLO CALDA
	VERSO DEL FLUSSO - RICIRCOLO CALDA
	DIAMETRO TUBAZIONE - RICIRCOLO CALDA
	VALVOLA DI INTERCETTAZIONE - RICIRCOLO CALDA

LE RETI INTERNE DI DISTRIBUZIONE DI ACQUA FREDDA E CALDA SARANNO REALIZZATE, A VALLE DELLE VALVOLE DI INTERCETTAZIONE UBICATE ALL'INTERNO DEL CONTROSOFFITTO DEL LOCALE BAGNO, CON TUBAZIONI IN POLIPROPILENE INSTALLATE IN CONTROSOFFITTO E/O SOTTOARCAIA A PARETE E/O A PAVIMENTO.

(B) DENOMINAZIONE GRUPPO BAGNI

ANTINCENDIO

LEGENDA

	ESTINTORE A POLVERE
	ESTINTORE AD ANIDRIDE CARBONICA

COMUNE DI NAPOLI

ATTREZZATURA AD USO PUBBLICO

Art. 56 N.T.A. del P.R.G. di Napoli - D.G.C. n° 1882/2006 - e smi
PORZIONE DI IMMOBILE VIA MONTEDONZELLI 46/48 - NAPOLI
Approvazione Fattibilità FASE I - D.G.C. n° 483 del 29.12.2020

PROGETTO ESECUTIVO

PROPRIETA' E PROPONENTE: CONCRETA SVALUPPO S.R.L.

ELABORATO: IS - IMPIANTI IDRICO SANITARI - ANTINCENDIO
LIVELLO COPERTURA
RETI DI CARICO E SCARICO

ELABORATO:
ES.IS.G.06

NAPOLI
DATA
SIGLA

ELABORATO
VISTO
APPROVATO
Ottobre 2023
Ottobre 2023

FILE:
ES.IS.G.06.dwg

MODIFICHE
1
2
3

FORMATO
A1

PROGETTAZIONE:

Ing. Nicola Salzano de Luna

Arch. Maria Rosaria Salzano de Luna

COL. N. 6821

DOTT. ING.
SALVATORE DE LUCA NICOLA
SALZANO DE LUNA
ARCHITETTO ALLUVIO
PROFESSIONALE

COL. N. 6821

DOTT. ING.
SALVATORE DE LUCA NICOLA
SALZANO DE LUNA
ARCHITETTO ALLUVIO
PROFESSIONALE

COL. N. 6821

TERMINO DI LEGGE CI RISERVANO LA PROPRIETA' DI QUESTO ELABORATO CON DIVIETO DI RIPRODURLO RENDENDOLO NOTO A TERZI ANCHE PARTELLANTE SENZA NOSTRA AUTORIZZAZIONE

RETE SCARICO ACQUE NERE

LEGENDA

	COLONNA FECALE Ø 110
	COLONNA DI VENTILAZIONE Ø 50
	IDENTIFICAZIONE COLONNA FECALE E DI VENTILAZIONE
	TUBAZIONE DI SCARICO A PAVIMENTO
	TUBAZIONE DI SCARICO A PARETE
	TUBAZIONE DI SCARICO IN CONTROSOFFITTO
	DIAMETRO TUBAZIONE DI SCARICO
	POZZETTO SIFONATO

RETE SCARICO ACQUE METEORICHE

LEGENDA

	COLONNA PLUVIALE Ø 110
	IDENTIFICAZIONE COLONNA PLUVIALE
	TUBAZIONE DI SCARICO INTERRATA
	DIAMETRO TUBAZIONE DI SCARICO
	POZZETTO SIFONATO
	POZZETTO DI CONFLUENZA