



DIREZIONE CENTRALE PATRIMONIO
Servizio P.R.M. (Progettazione Realizzazione Manutenzione) Patrimonio Comunale

TITOLO PROGETTO

"Riqualificazione della casa di riposo Signoriello" inerente il Programma Operativo Nazionale "Città Metropolitane 2014 - 2020" (PON METRO) - Azione 4.1.1 "Realizzazione e Recupero alloggi" - Asse 4 "Infrastrutture per l'inclusione sociale".

PROGETTO ESECUTIVO

TITOLO ELABORATO:

**IMPIANTO ACS-AFS
PIANTA PIANO PRIMO**

CODICE ELABORATO:

IA 02

SCALA:

1:100

DATA:

PROGETTO ARCHITETTONICO E IMPIANTISTICO

Ing. Giuseppe Di Nuzzo

Arch. Fabio Ferriero

Ing. Giovanni Toscano

Arch. Roberto Viscogliosi

PROGETTO STRUTTURALE


S.INT.E.C. s.r.l.

IL R.U.P.:

Arch. Guglielmo Pescatore

IL DIRIGENTE:

Ing. Francesco Cuccari

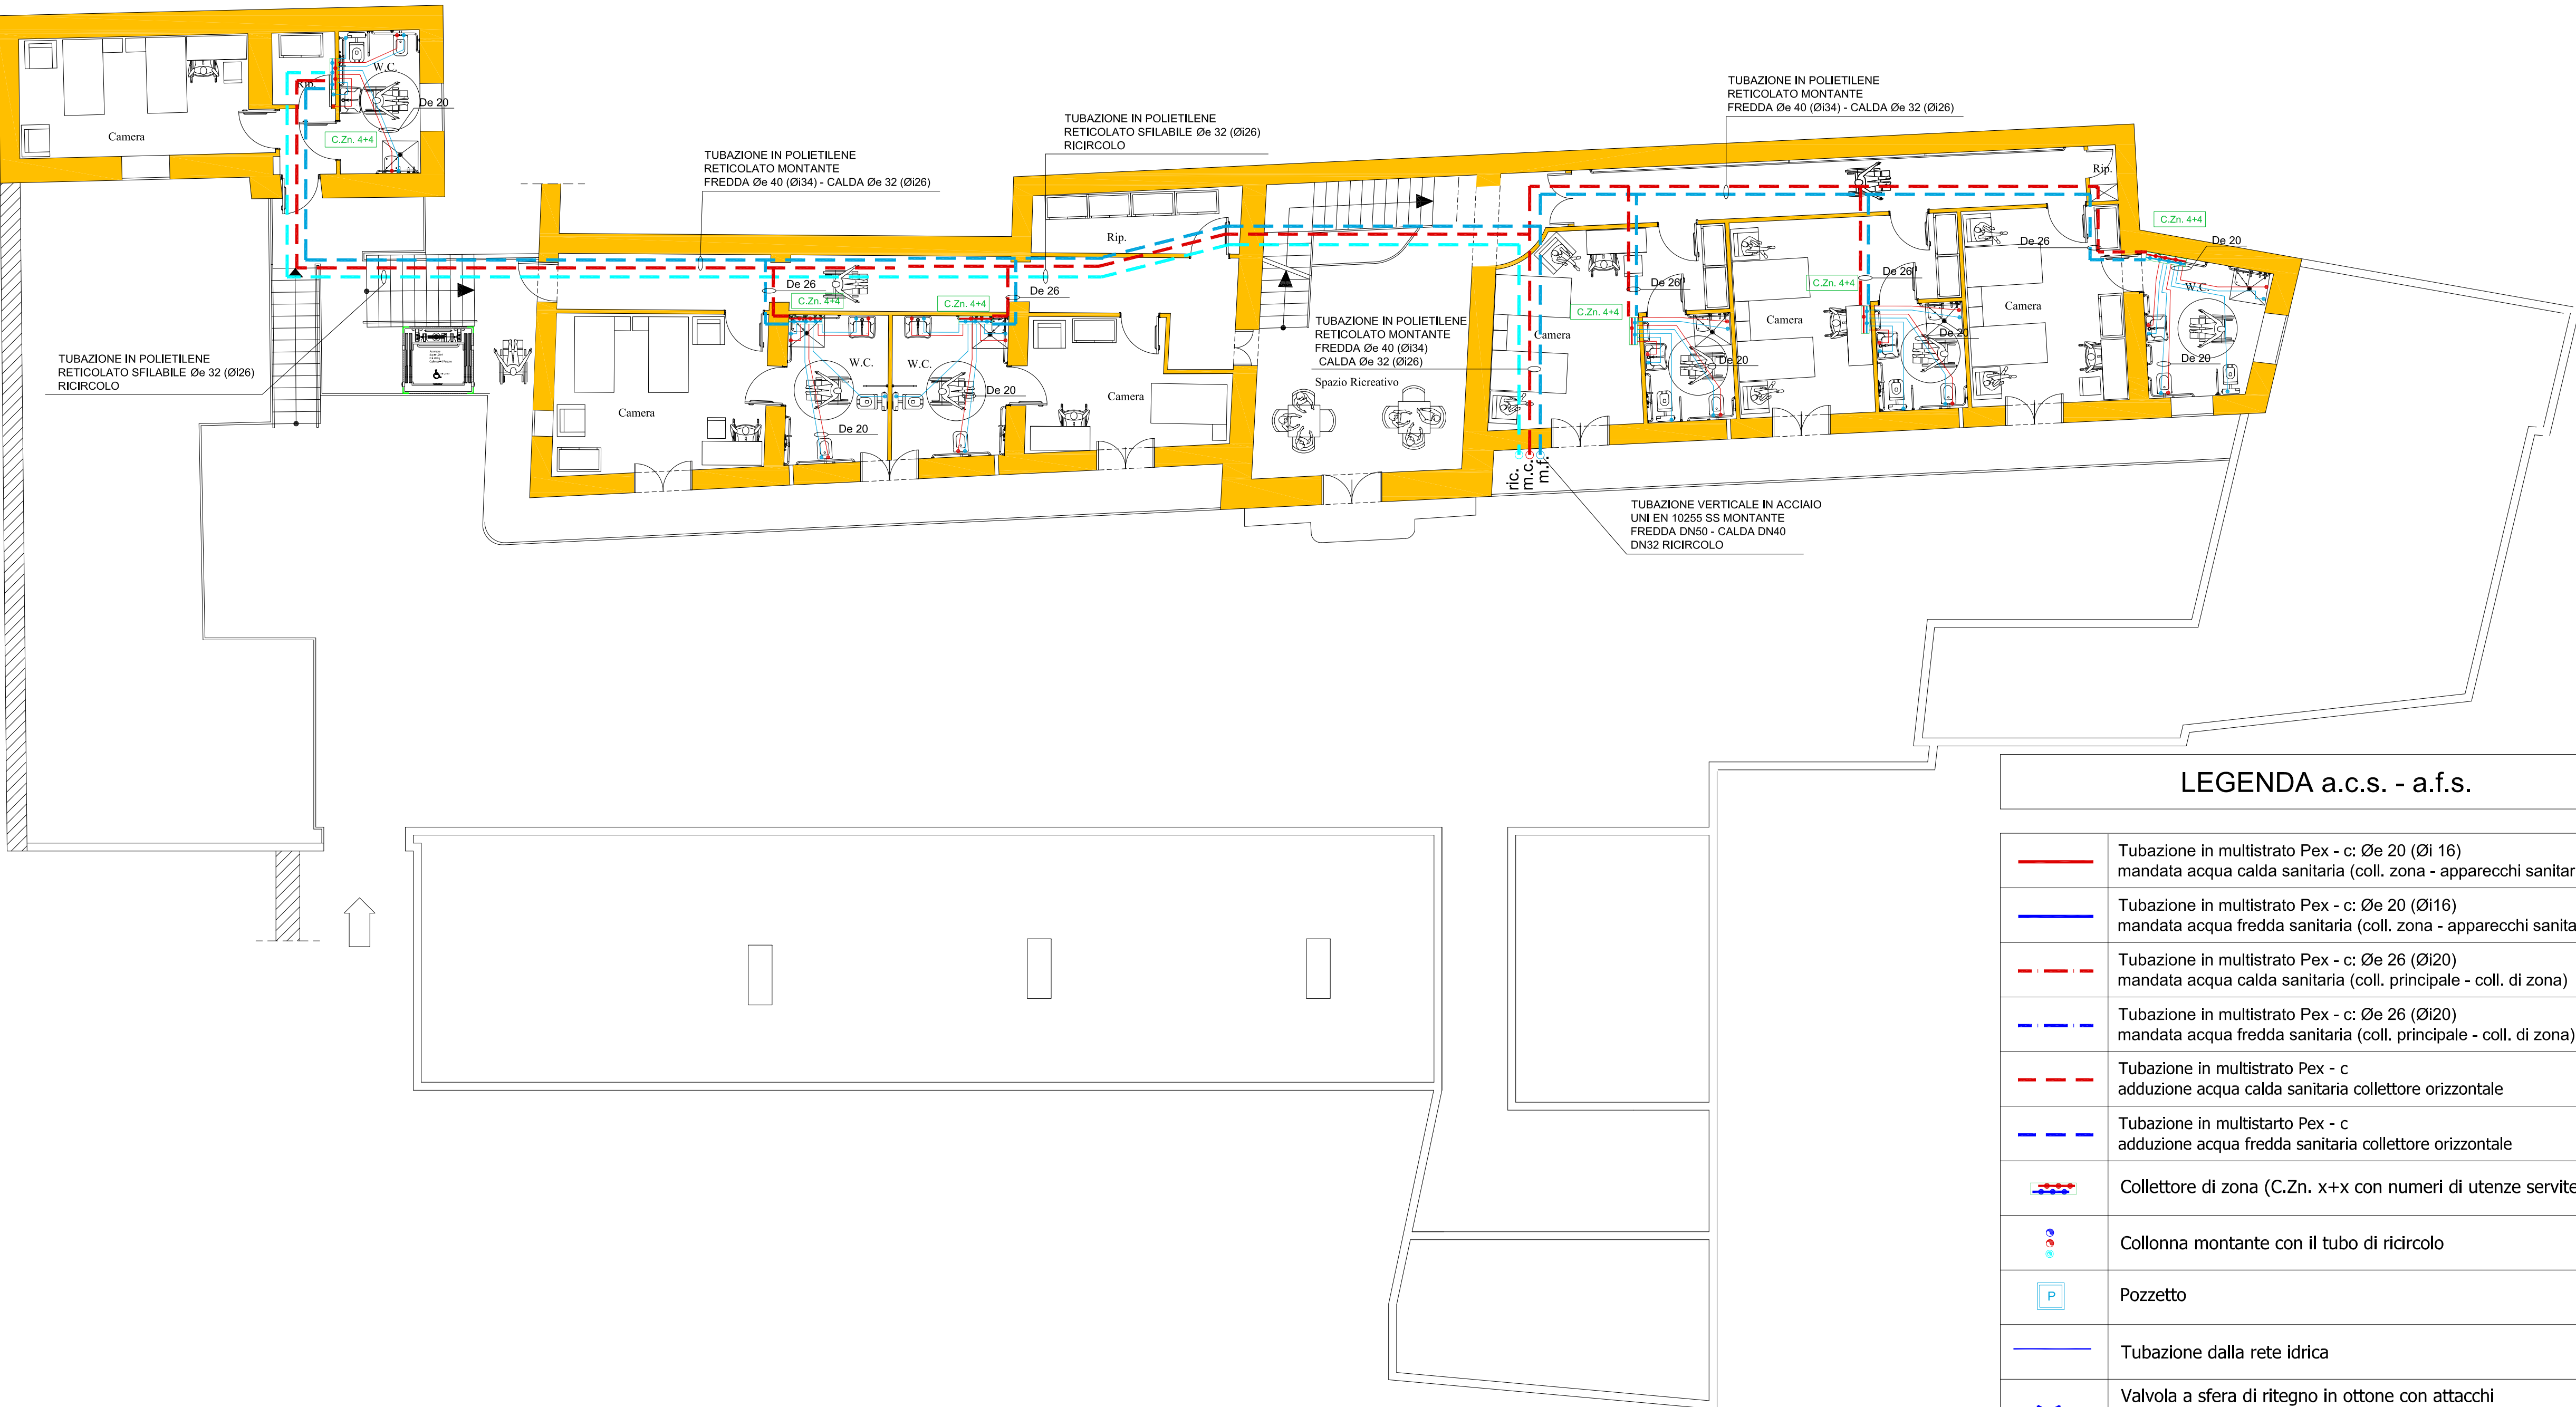

LEGENDA a.c.s. - a.f.s.

	Tubazione in multistrato Pex - c: Øe 20 (Øi 16) mandata acqua calda sanitaria (coll. zona - apparecchi sanitari)
	Tubazione in multistrato Pex - c: Øe 20 (Øi 16) mandata acqua fredda sanitaria (coll. zona - apparecchi sanitari)
	Tubazione in multistrato Pex - c: Øe 26 (Øi 20) mandata acqua calda sanitaria (coll. principale - coll. di zona)
	Tubazione in multistrato Pex - c: Øe 26 (Øi 20) mandata acqua fredda sanitaria (coll. principale - coll. di zona)
	Tubazione in multistrato Pex - c adduzione acqua calda sanitaria collettore orizzontale
	Tubazione in multistrato Pex - c adduzione acqua fredda sanitaria collettore orizzontale
	Collettore di zona (C.Zn. x+x con numeri di utenze servite)
	Collonna montante con il tubo di ricircolo
	Pozzetto
	Tubazione dalla rete idrica
	Valvola a sfera di ritegno in ottone con attacchi a calotta Pmax 16 bar Dn20